



Pianta piano secondo - scala 1:100



Pianta della copertura - scala 1:100

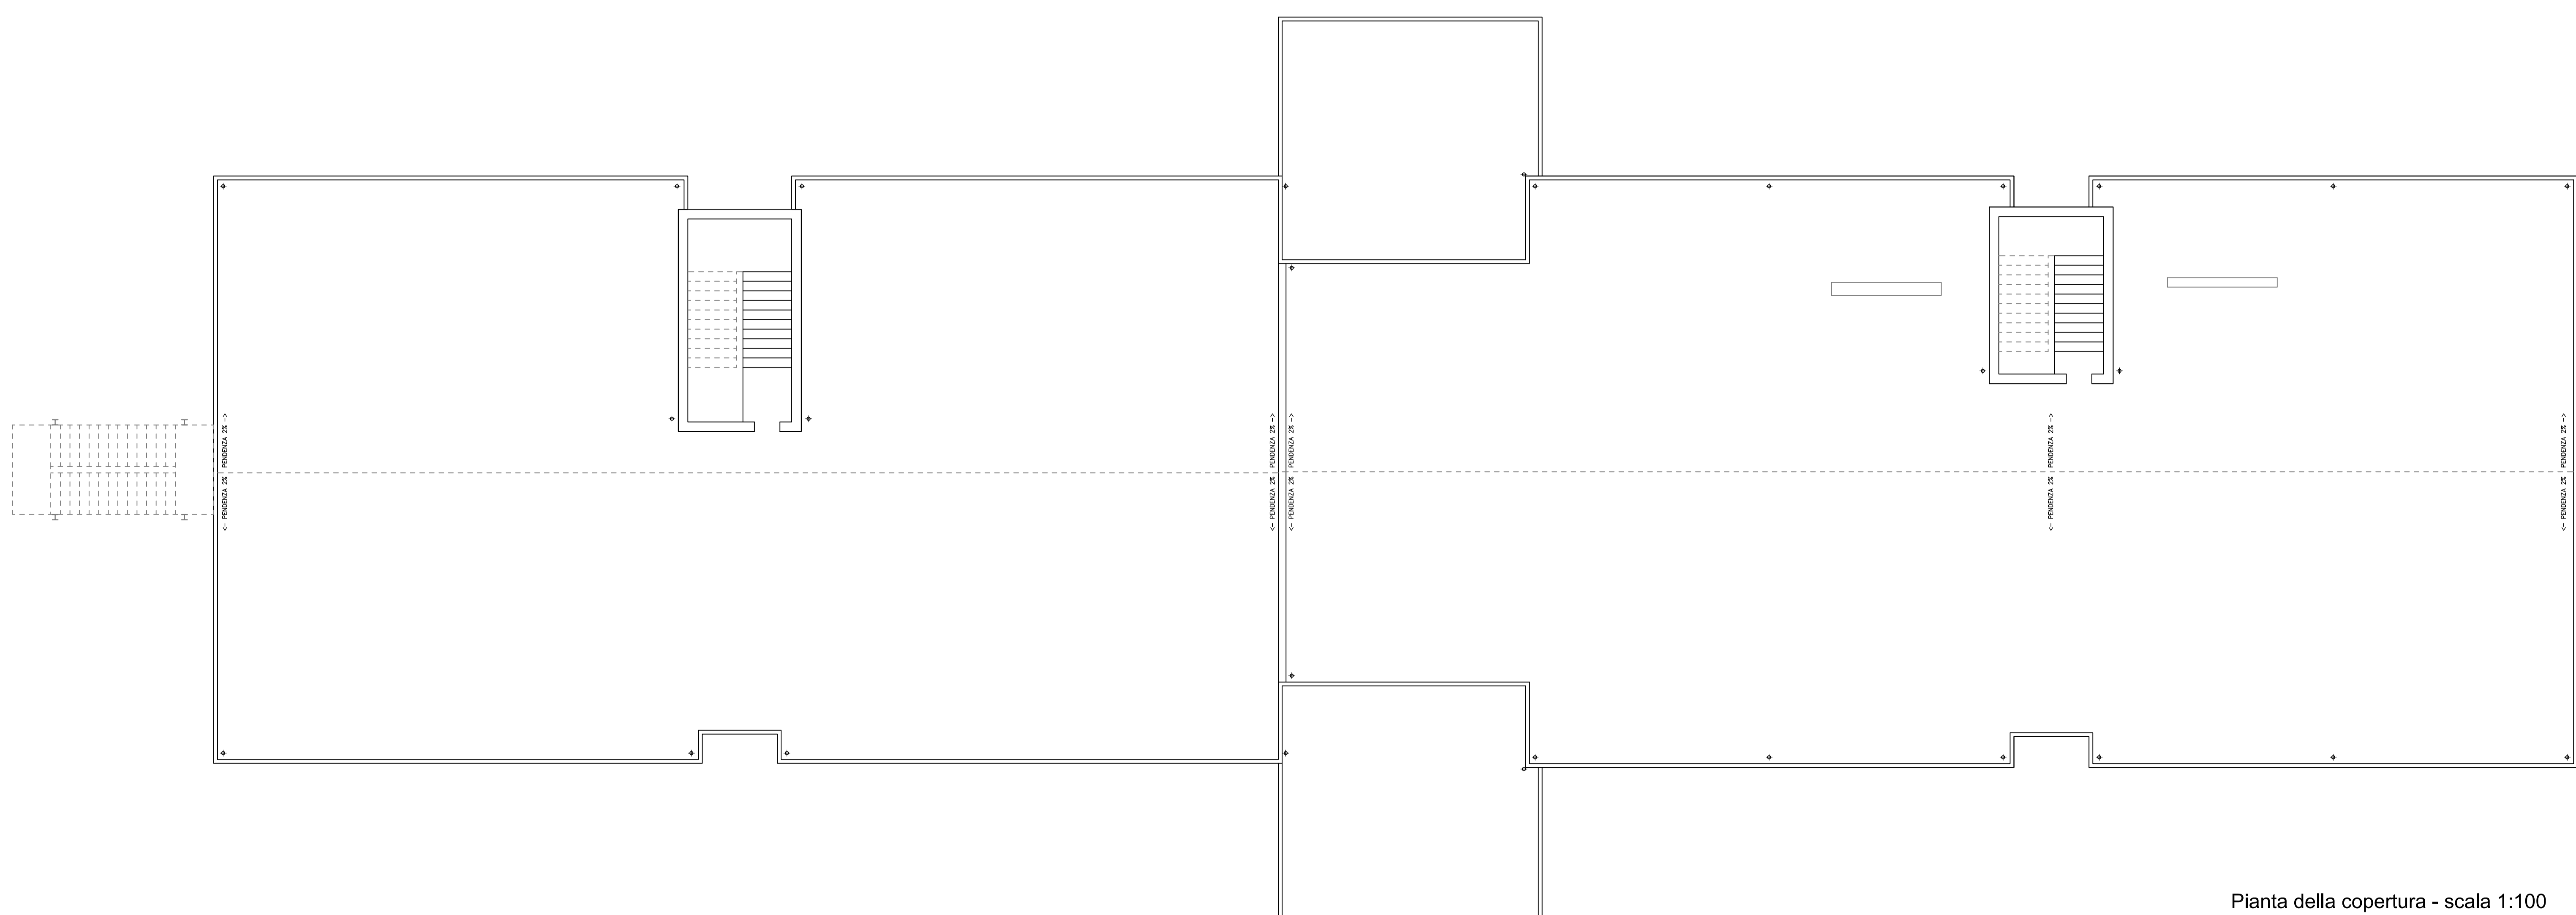

COMUNE DI FANO
PROVINCIA DI PESARO E URBINO

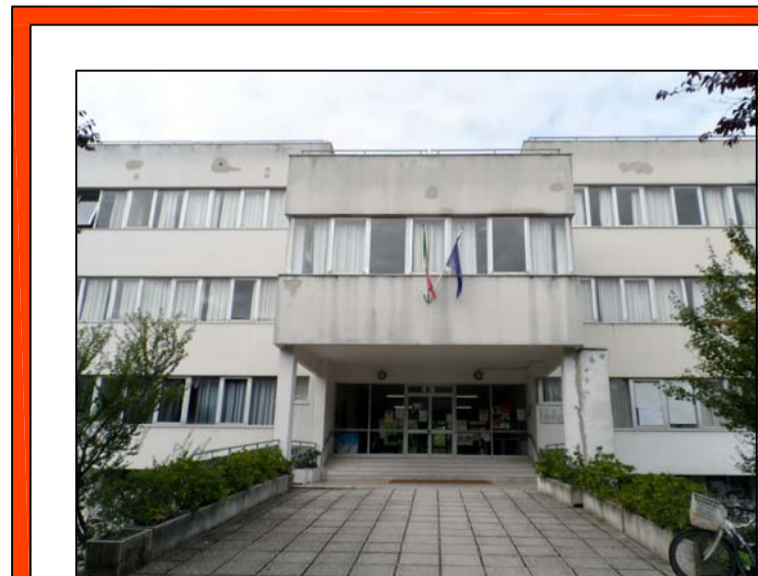

ISTITUTO COMPRESIVO
"MATTEO NUTI"

**PROGETTO
ESECUTIVO**

**STUDIO DI INGEGNERIA
SCIAMANNA**
DOTT. ING. SERGIO SCIAMANNA
VIA LAGO TRASIMENO N° 6 - 61045 PERGOLA PU
Tel / Fax: 0721 736763 E-mail: sciamanna@tin.it
Cell: +39 335 5622392 Pec: sergio.sciamanna@ingpec.pu.it
P.hic: 02095720416 www.studioringneriasciamanna.it

IL TECNICO
Dott. Ing. Sergio Sciamanna

Oggetto:
**PROGETTO DI ADEGUAMENTO SISMICO
DELL'ISTITUTO COMPRESIVO "MATTEO NUTI" DI FANO
IN VIA REDIPUGLIA N.5**

Elaborato:
Rilievo architettonico:
- Pianta piano secondo;
- Pianta della copertura.

A3

Febbraio 2017