




PROGETTO: LARGO DI PORTA MAGGIORE SEZIONE B'B' scala 1:50

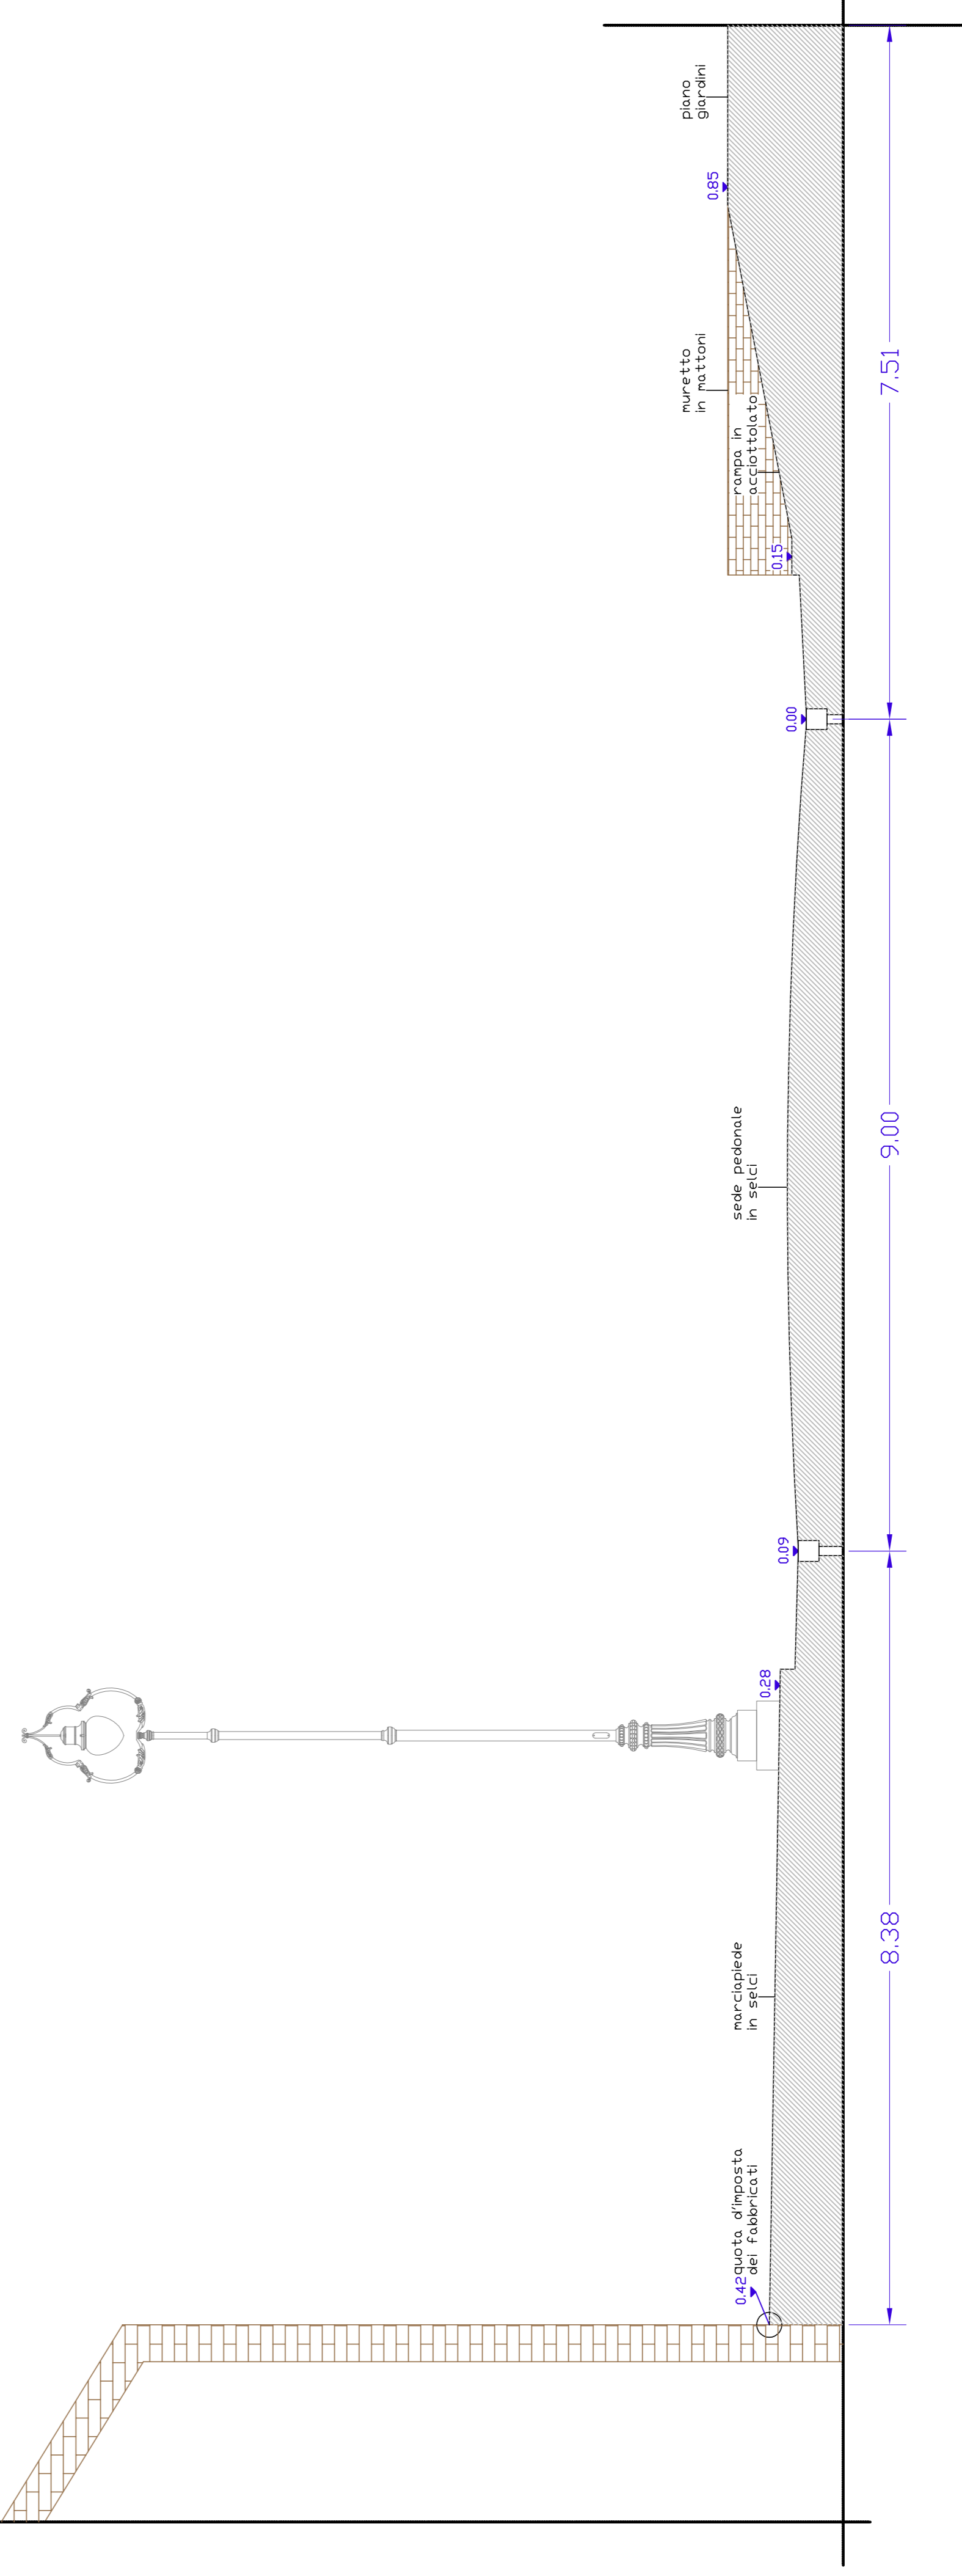


ATTUALE: LARGO DI PORTA MAGGIORE SEZIONE BB scala 1:50

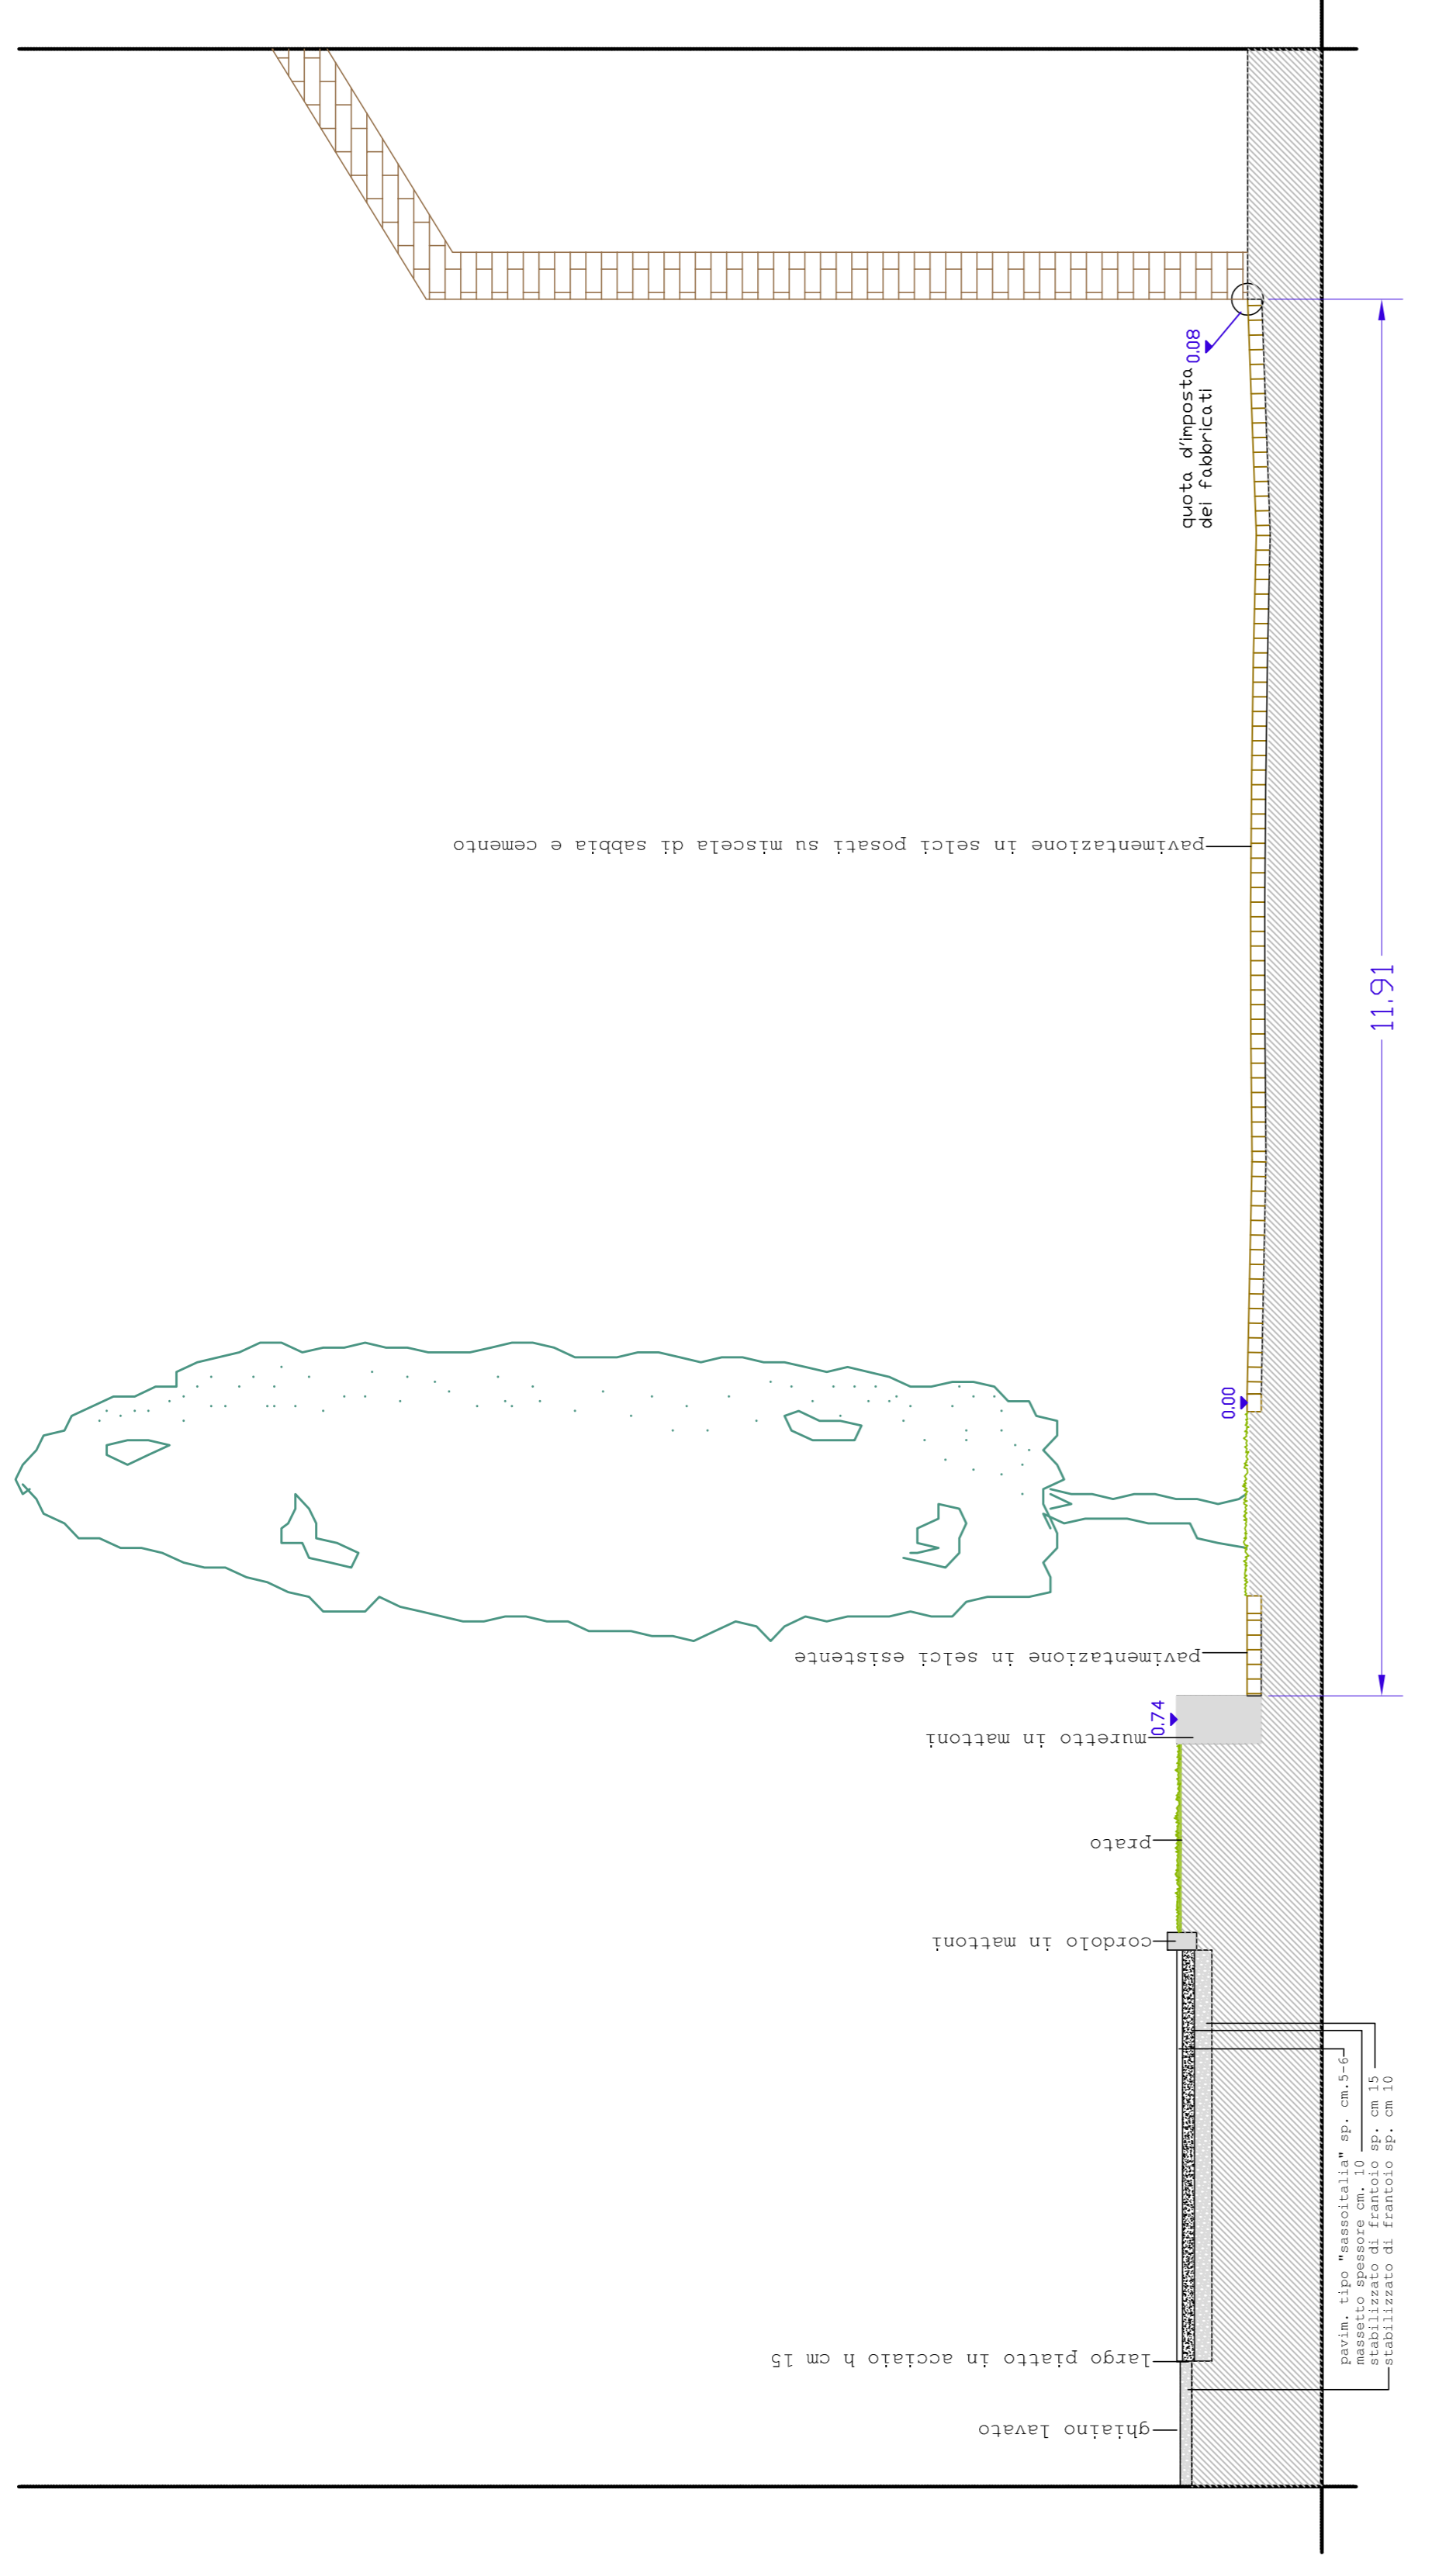


PROGETTO: VIA RIMEMBRANZE SEZIONE C'C' scala 1:50

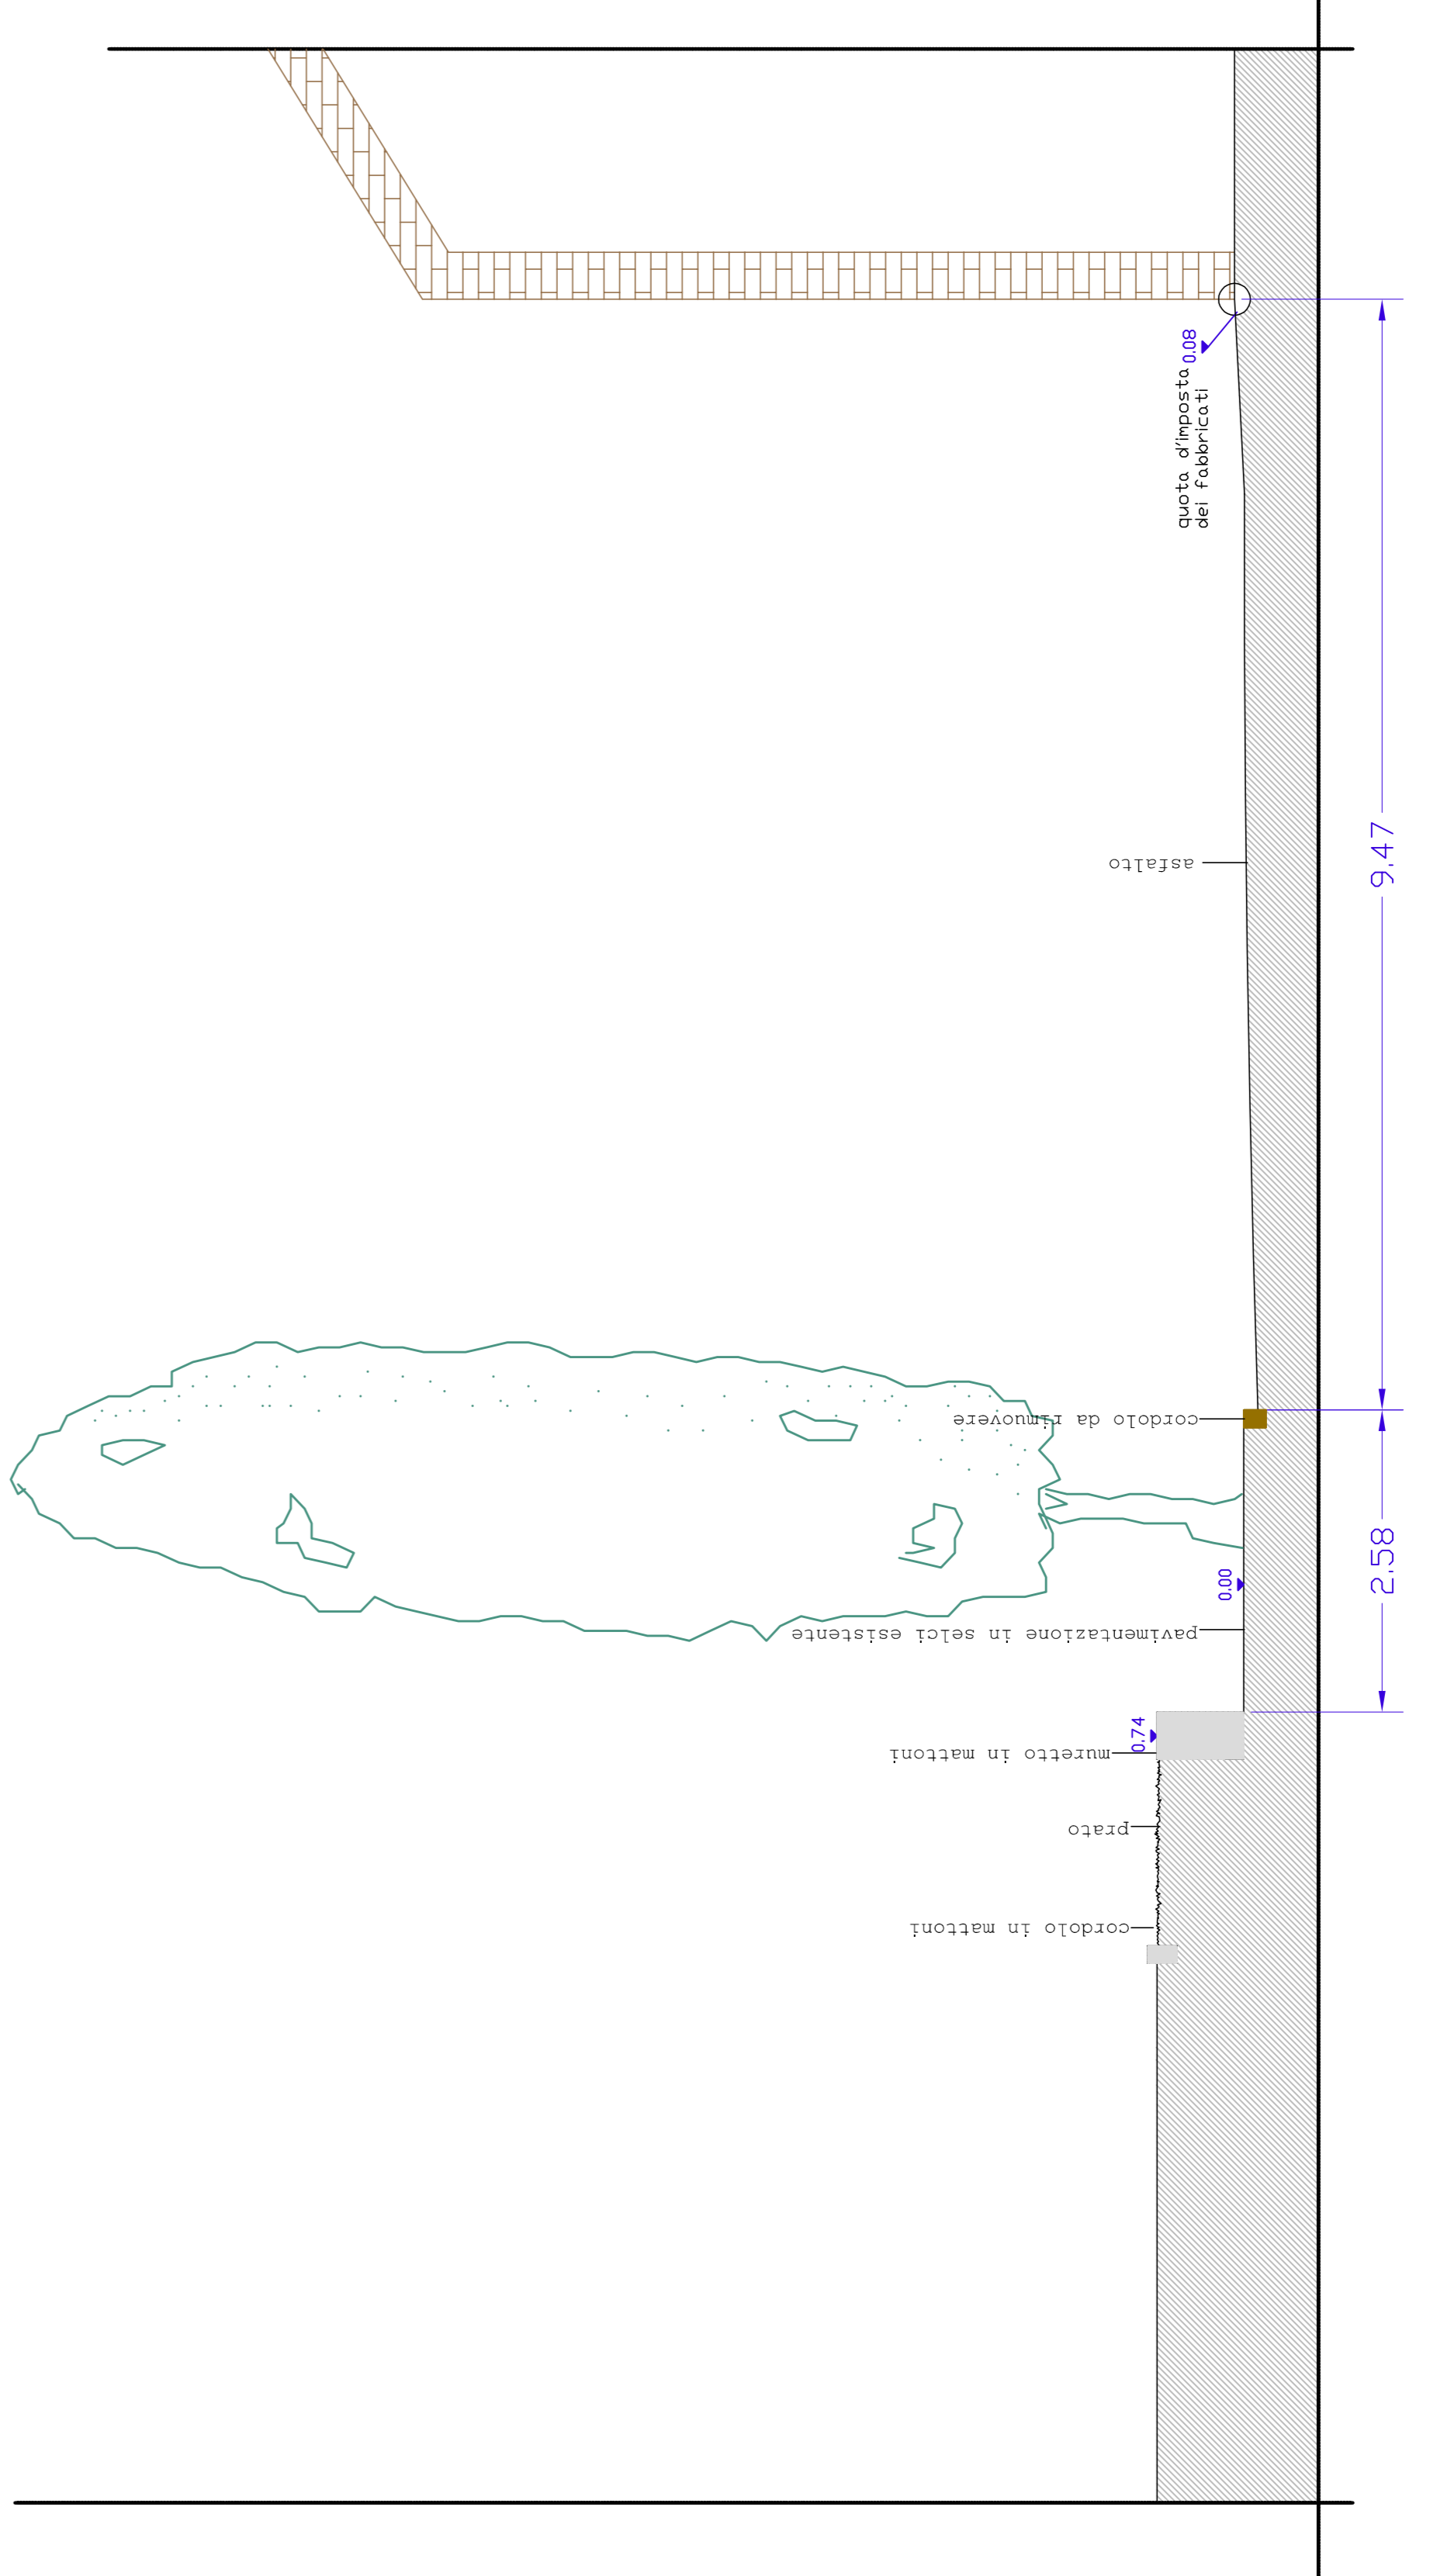

ATTUALE: VIA RIMEMBRANZE SEZIONE CC scala 1:50

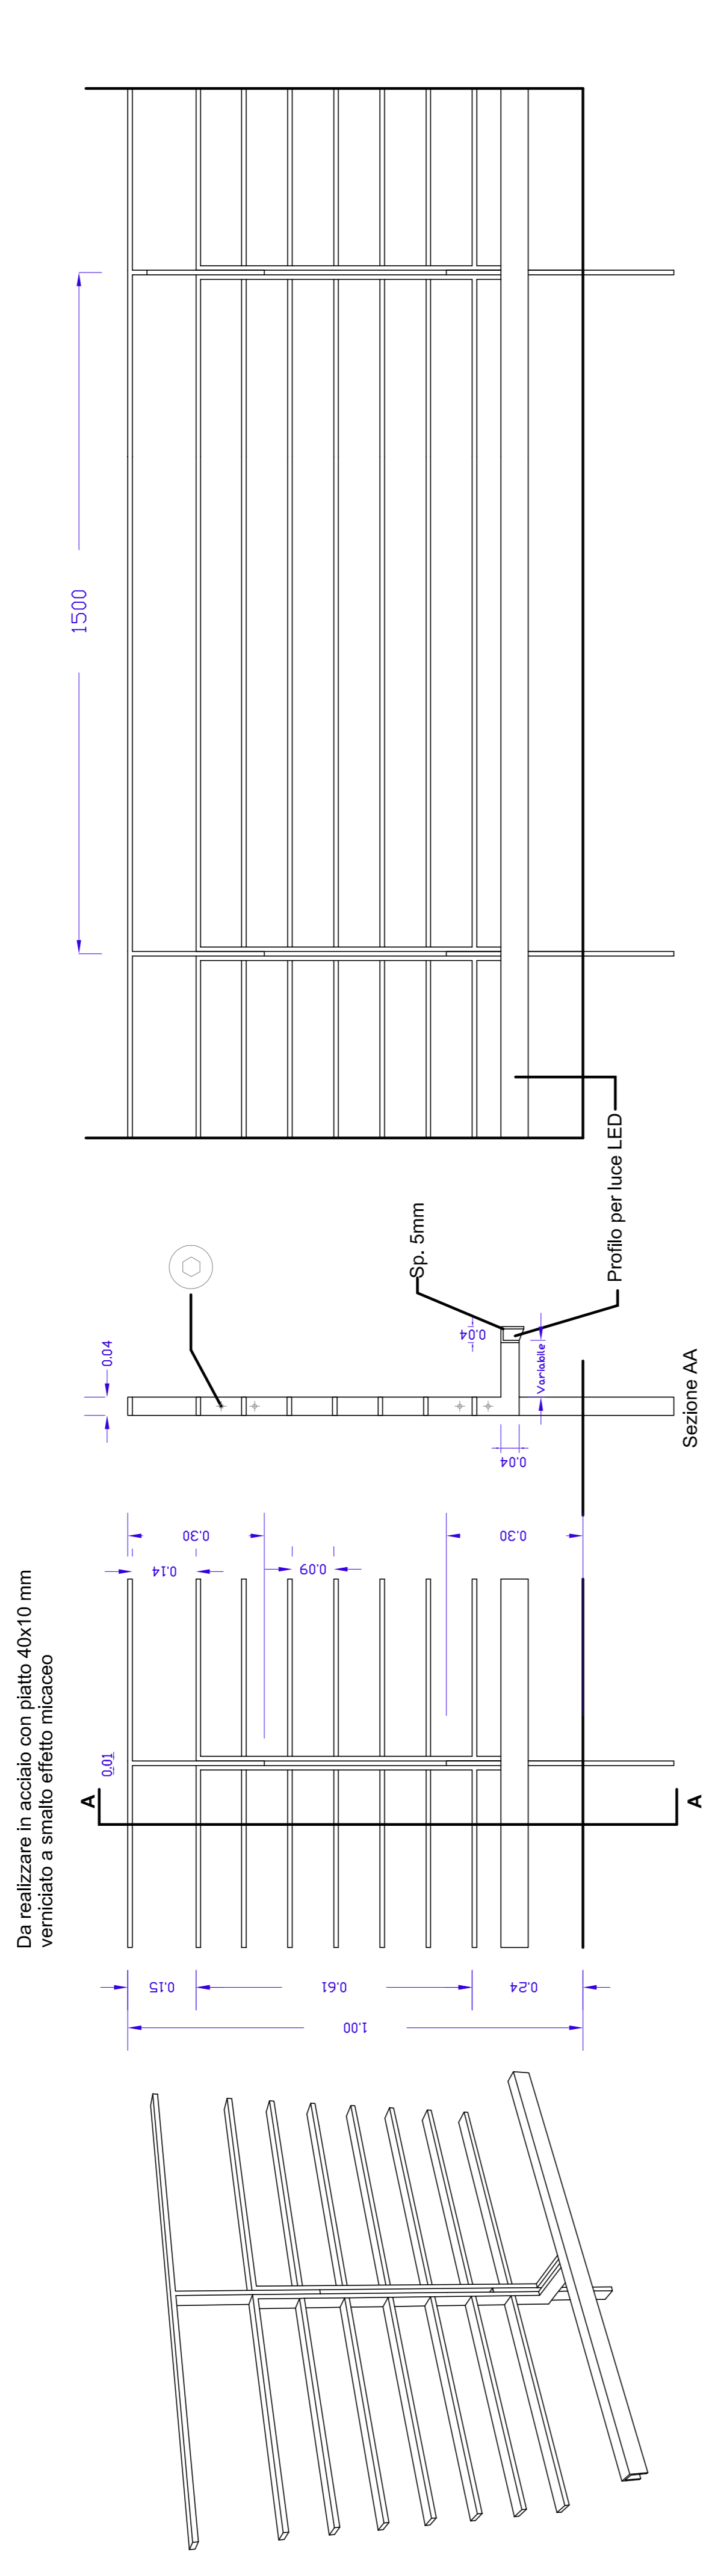

PARTICOLARE PARAPETTO: SOLUZIONE CON LED SCALA 1:10

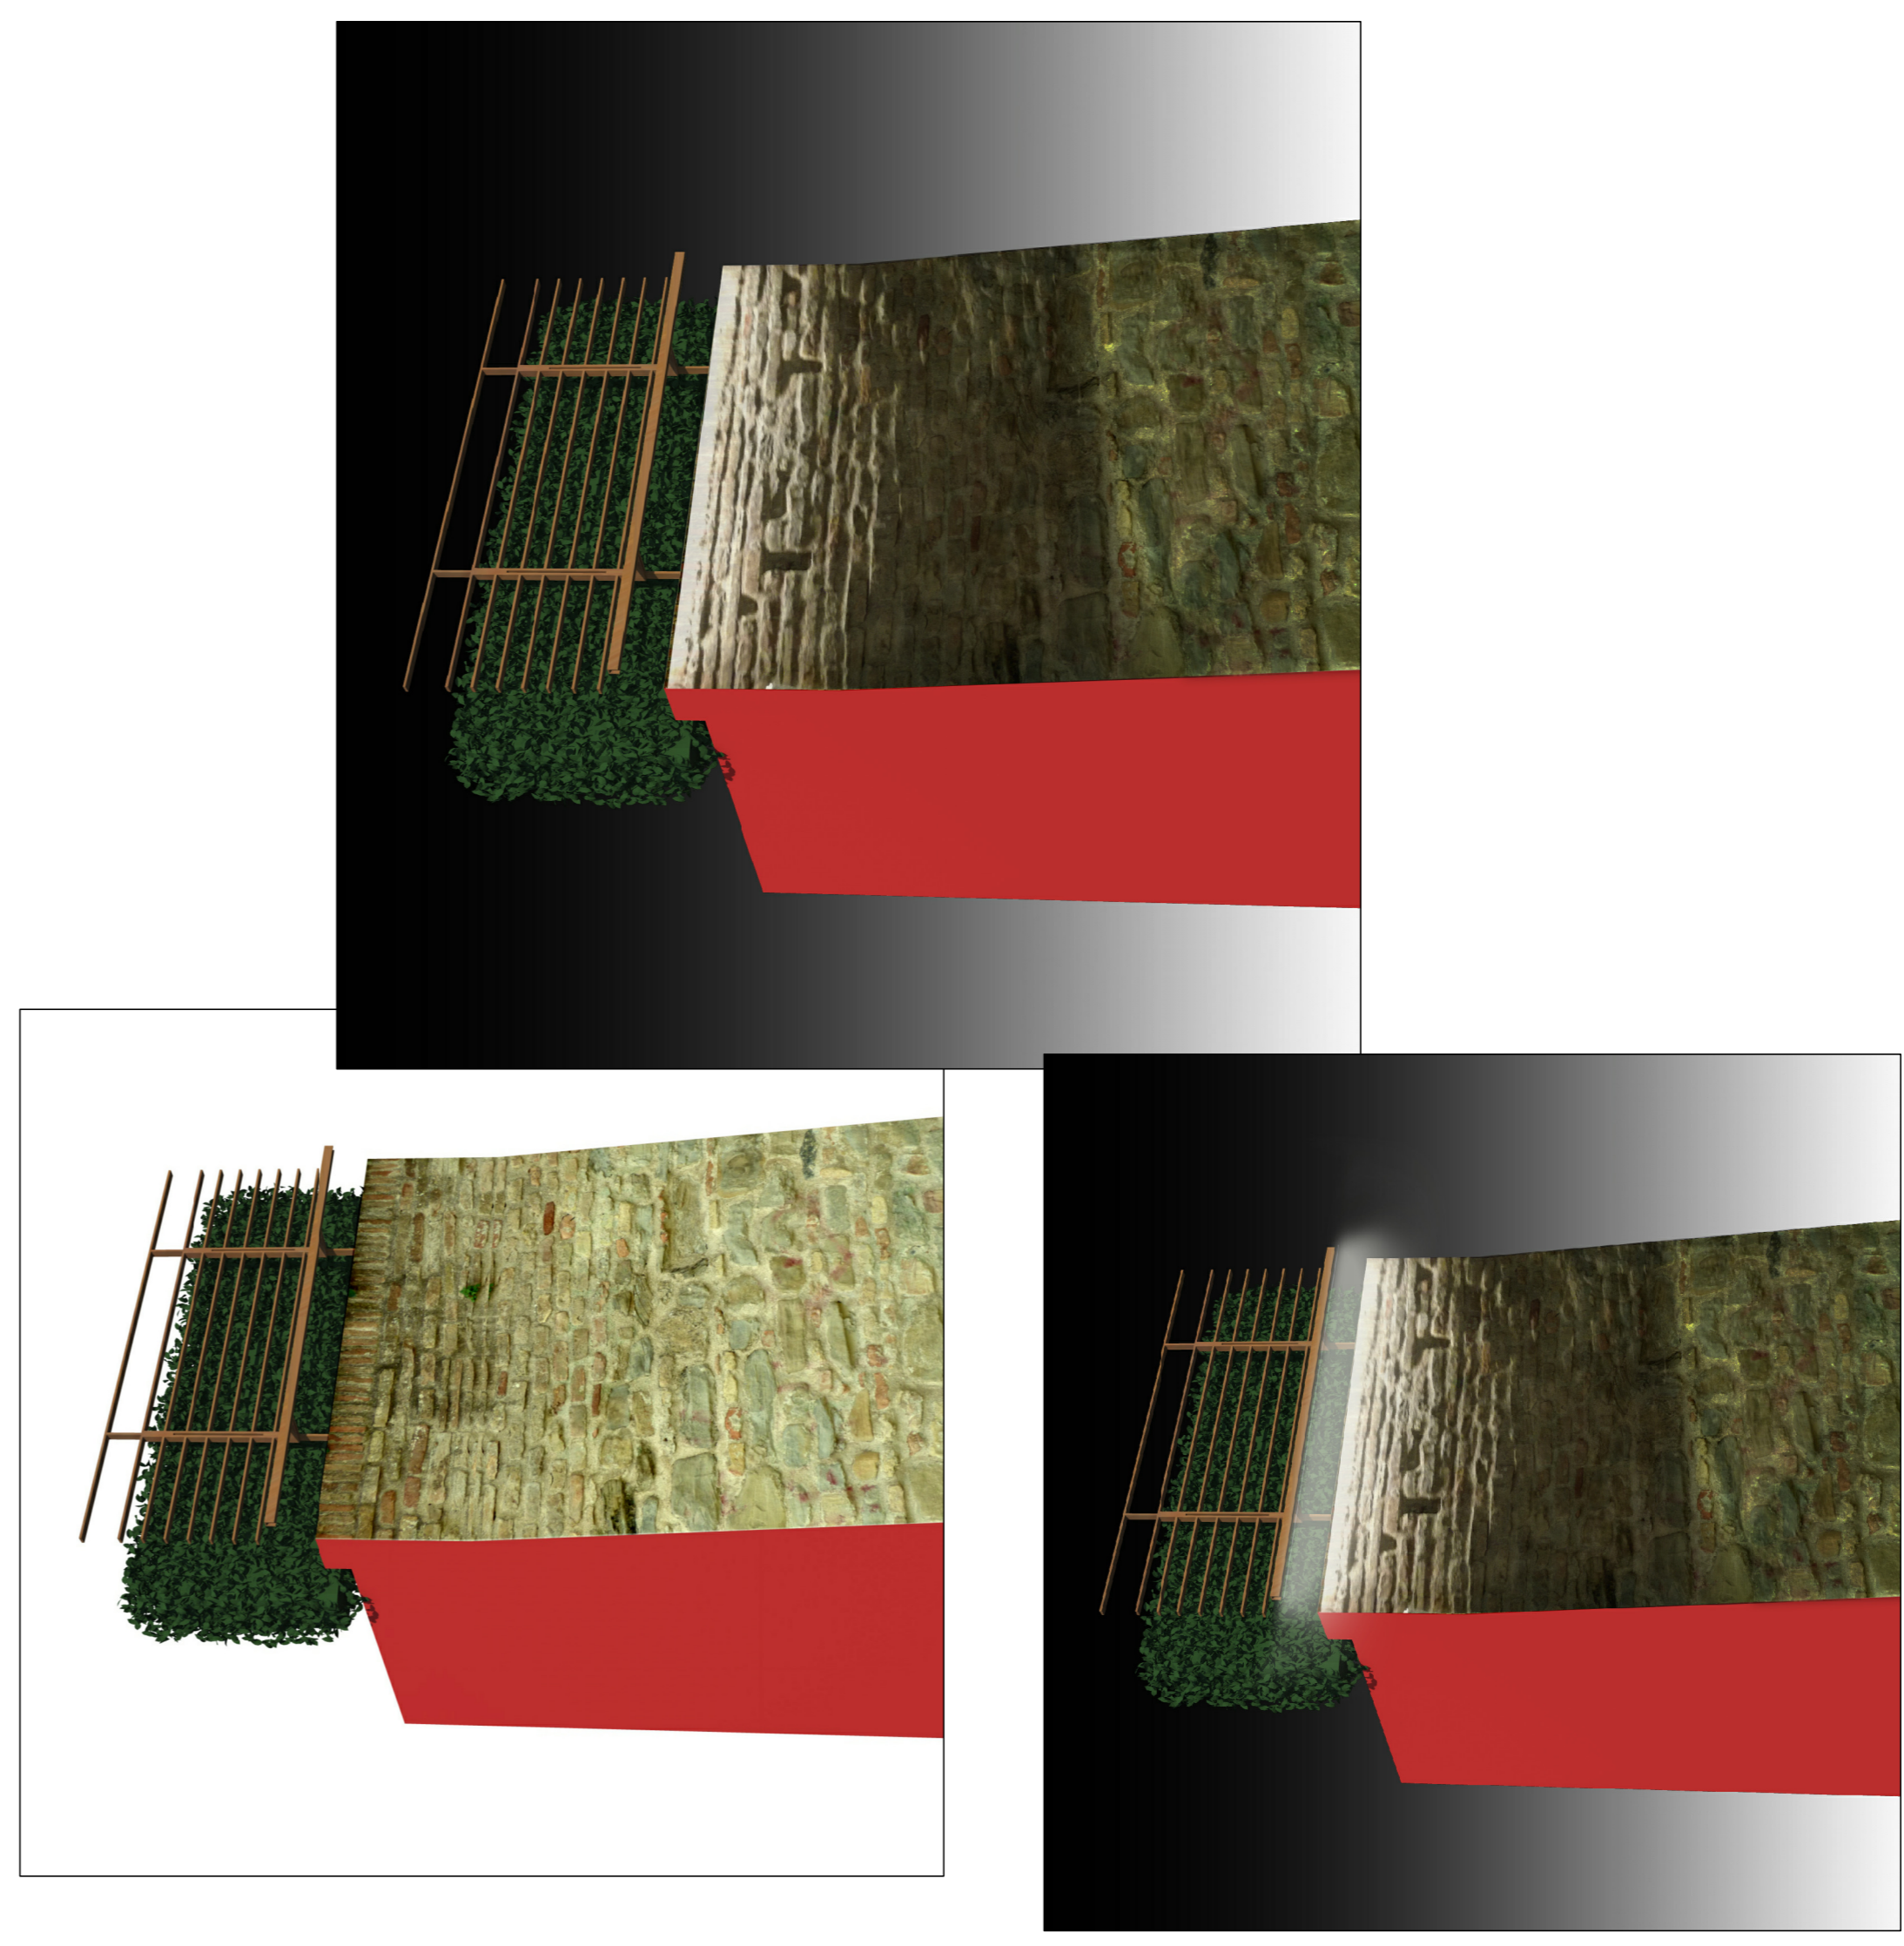

largo piatto in acciaio
 dim. 200(b)x8 mm
 stabilizzato sp. cm 10
 massetto con rete elettrosaldata sp. cm 15
 pavimentazione in ghiaiglia
 getata in opera tipo "SASSOITALIA"
 con adeguati giunti di dilatazione sp. cm 5

PAVIMENTAZIONE TIPO "SASSOITALIA"

COMUNE DI FANO
 Provincia di Pesaro e Urbino
 SETTORE 5° - LL.PP. - U.O.C. EDIFICI PUBBLICI E IMPIANTI TECNOLOGICI

**RIQUALIFICAZIONE DEL PINCIO:
 GIARDINI, BASTIONE DEL NUTI,
 PORTA MAGGIORE E VIE ADIACENTI**

PROGETTO ESECUTIVO

OGGETTO : SPERIMENTAZIONE DI
 PAVIMENTAZIONE IN PIETRUSCO
 PARTICOLARI PARAPETTO
 RENDERING PARAPETTO

PROGETTISTA: DOTT. ARCH. PAMELA LISOTTA
 COLLABORATORE: GEOM. MARIO SILVESTRINI
 IMPIANTO ELETTRICO: P.I. TEDIPIO ZACCHILLI
 COLLABORATORE: P.I. MAURIZIO POLVERARI
 RUP: DOTT. ARCH. ELENA DE VITA

RIPORTO AL RUP PER ILLUMINAZIONE SCENOGRAFICA: PROF. ANILINDO PARODICI
 SCALA: VARIE
 DATA: DICEMBRE 2017

RENDERING PARAPETTO CON LED