




PIANTA - scala 1:50

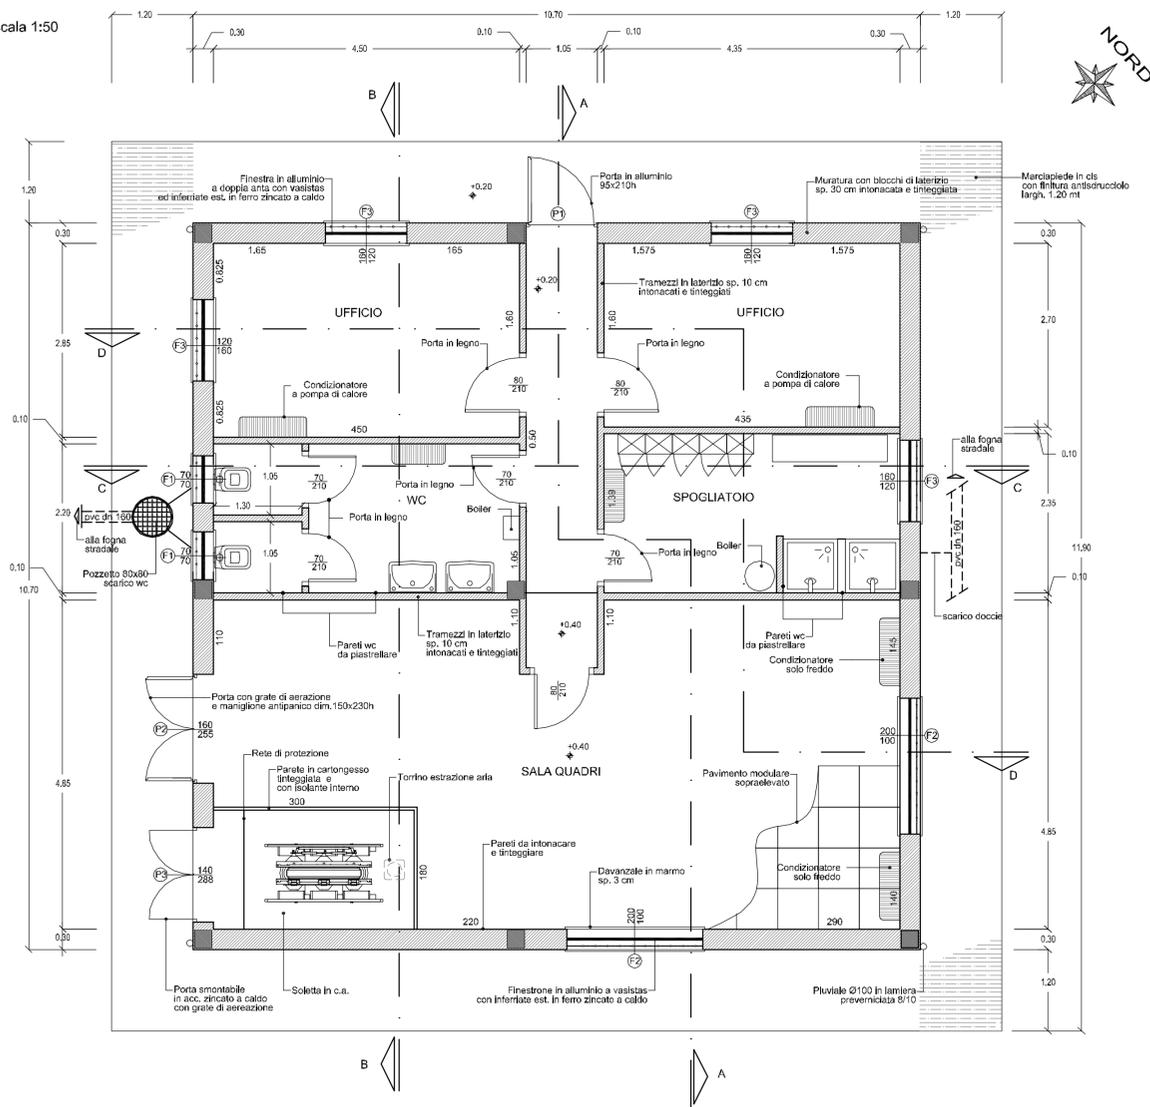


SEZIONE A-A

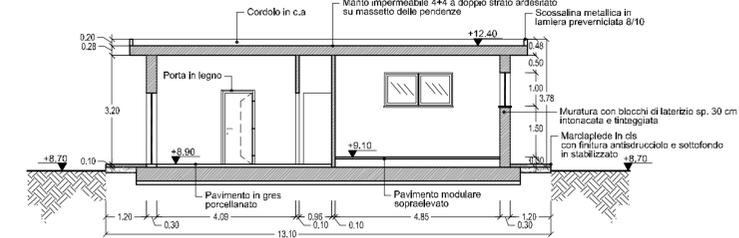


SEZIONE B-B

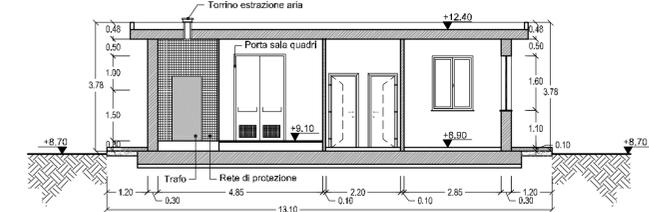

SEZIONE C-C

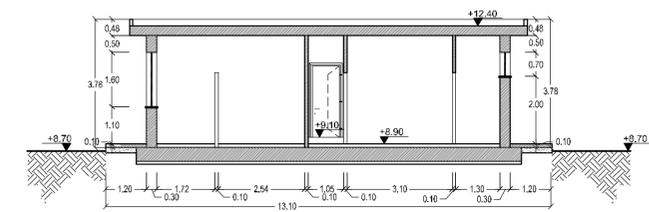


SEZIONE D-D

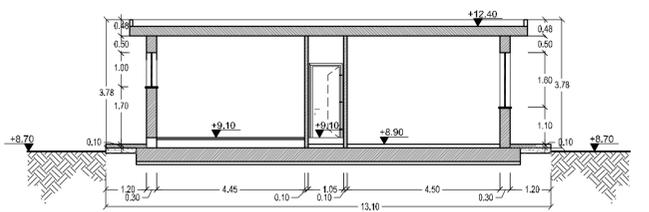


NOTA:

- impianto elettrico (quadro, prese, interruttori, punti luce a parete e soffitto ecc)
- messa a terra il tutto conforme alle vigenti norme,
- impianto di riscaldamento e climatizzazione, costituito da condizionatori a pompa di calore estate/inverno, di potenza adeguati agli ambienti da servire;
- impianto idrico, di carico e scarico per i servizi igienici, completi di apparecchi sanitari, rubinetteria, boiler per acqua calda;
- e quant'altro necessari per dare l'opera funzionante e a regola d'arte.


PARTICOLARE SERRAMENTI

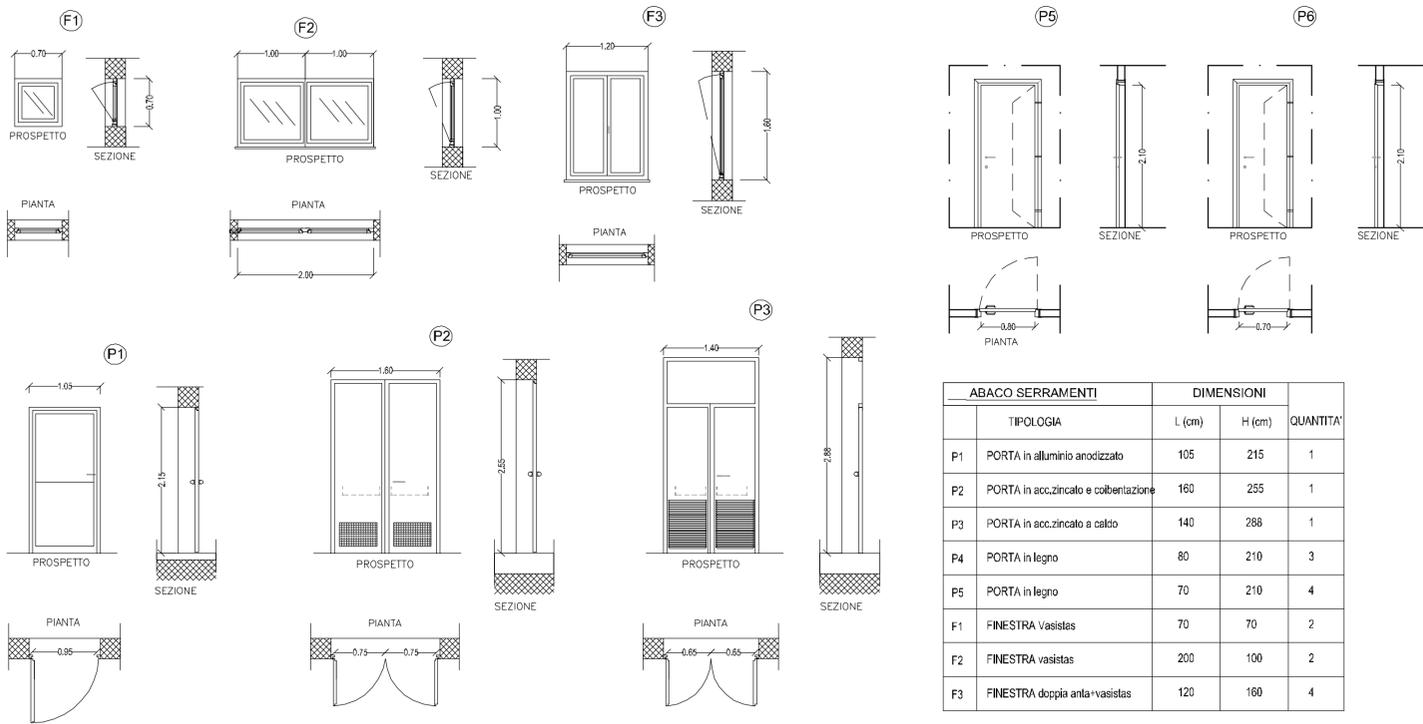


PROSPETTO NORD-OVEST

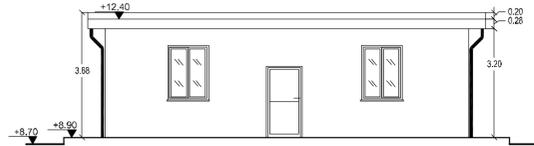


PROSPETTO SUD-EST

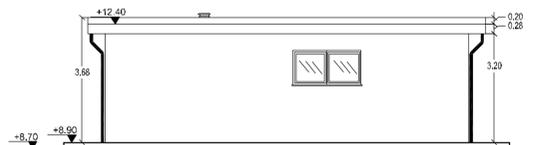

PROSPETTO NORD-EST

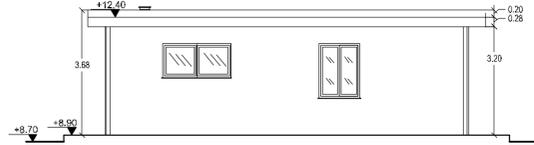

PROSPETTO SUD-OVEST

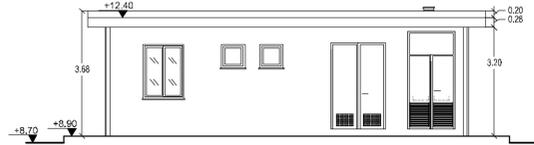

ASET S.p.A.
Azienda Servizi sul Territorio
<Provincia di Pesaro Urbino>

**AMPLIAMENTO E POTENZIAMENTO DELL'IMPIANTO
DI DEPURAZIONE ACQUE REFLUE DI PONTASSASSO**

**PROGETTO
DEFINITIVO/ESECUTIVO**



GRUPPO DI LAVORO
RESPONSABILE DEL PROGETTO:
Dott. Ing. Claudio Zanchini

GRUPPO EUROPEO DI ARCHITETTURA, URBANISTICA E INGEGNERIA

DIPARTIMENTO DI INGEGNERIA AMBIENTALE:
Via Delle Caminate, 69b 47121 Forlì (FC)
Tel: +39.0543.486000
Fax: +39.0543.595630
E-mail: info@saireurope.com
http://www.saireurope.com

PROGETTISTA:
Dott. Ing. Stefano Zanchini

Rev.n°:	oggetto:	31/10/2012
00	prima emissione	

Data:	Elaborato:	Tavola:	Scala:
31 ottobre 2012	E	10	Varie
N° foglio:		Di:	

**NUOVO EDIFICIO UFFICI E SERVIZI
PIANTA, SEZIONI E PROSPETTI**