



VOLUMETRIE ESISTENTI LEGITTIMATE AL 2000

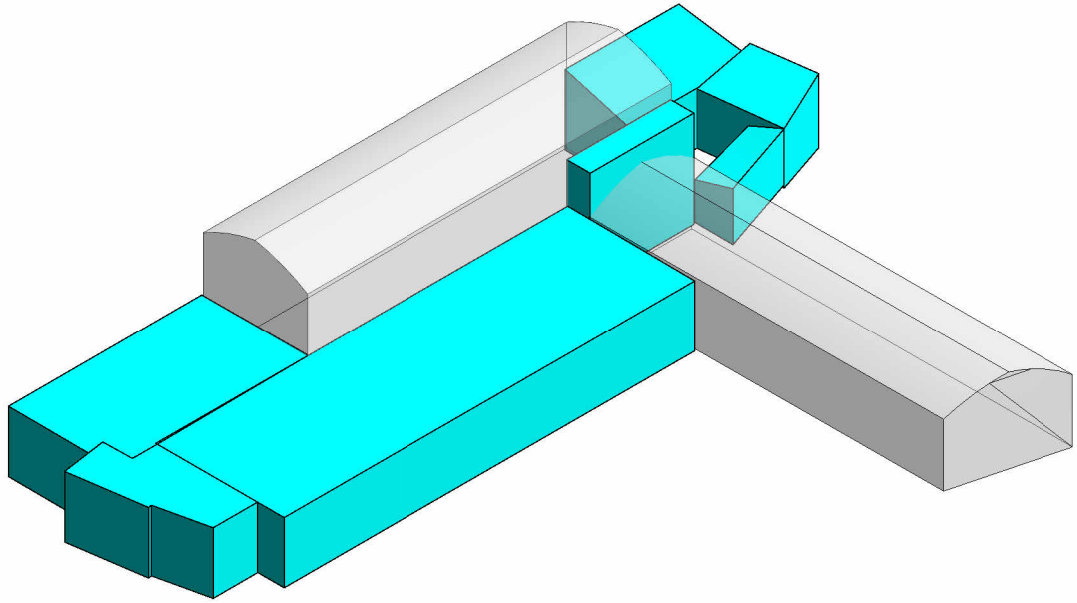

Tipologia	Volume complessivo
Volumetrie esistenti legittimate al 2000	4803.97 m³
Volumi filanda mantenuti	6063.10 m³
Volume Totale	10867.07 m³


VOLUMETRIA DI PROGETTO

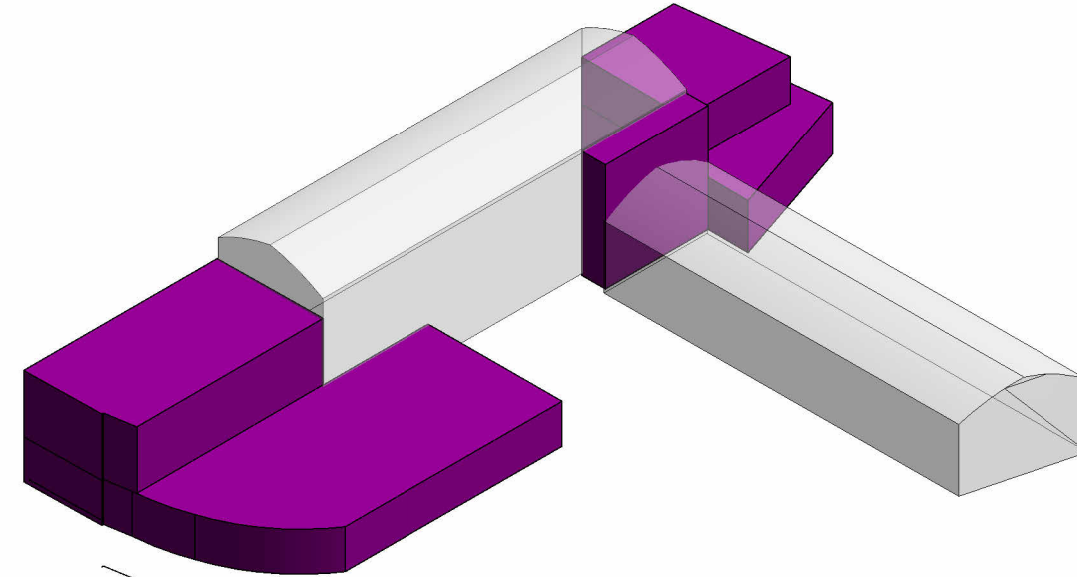

Tipologia	Volume complessivo
Volumi costruiti	3940.41 m³
Volumi filanda mantenuti	6063.10 m³
Volume Totale	10003.51 m³

PLANIVOLUMETRICO ESISTENTE LEGITTIMATO AL 2000

SCALA 1:200

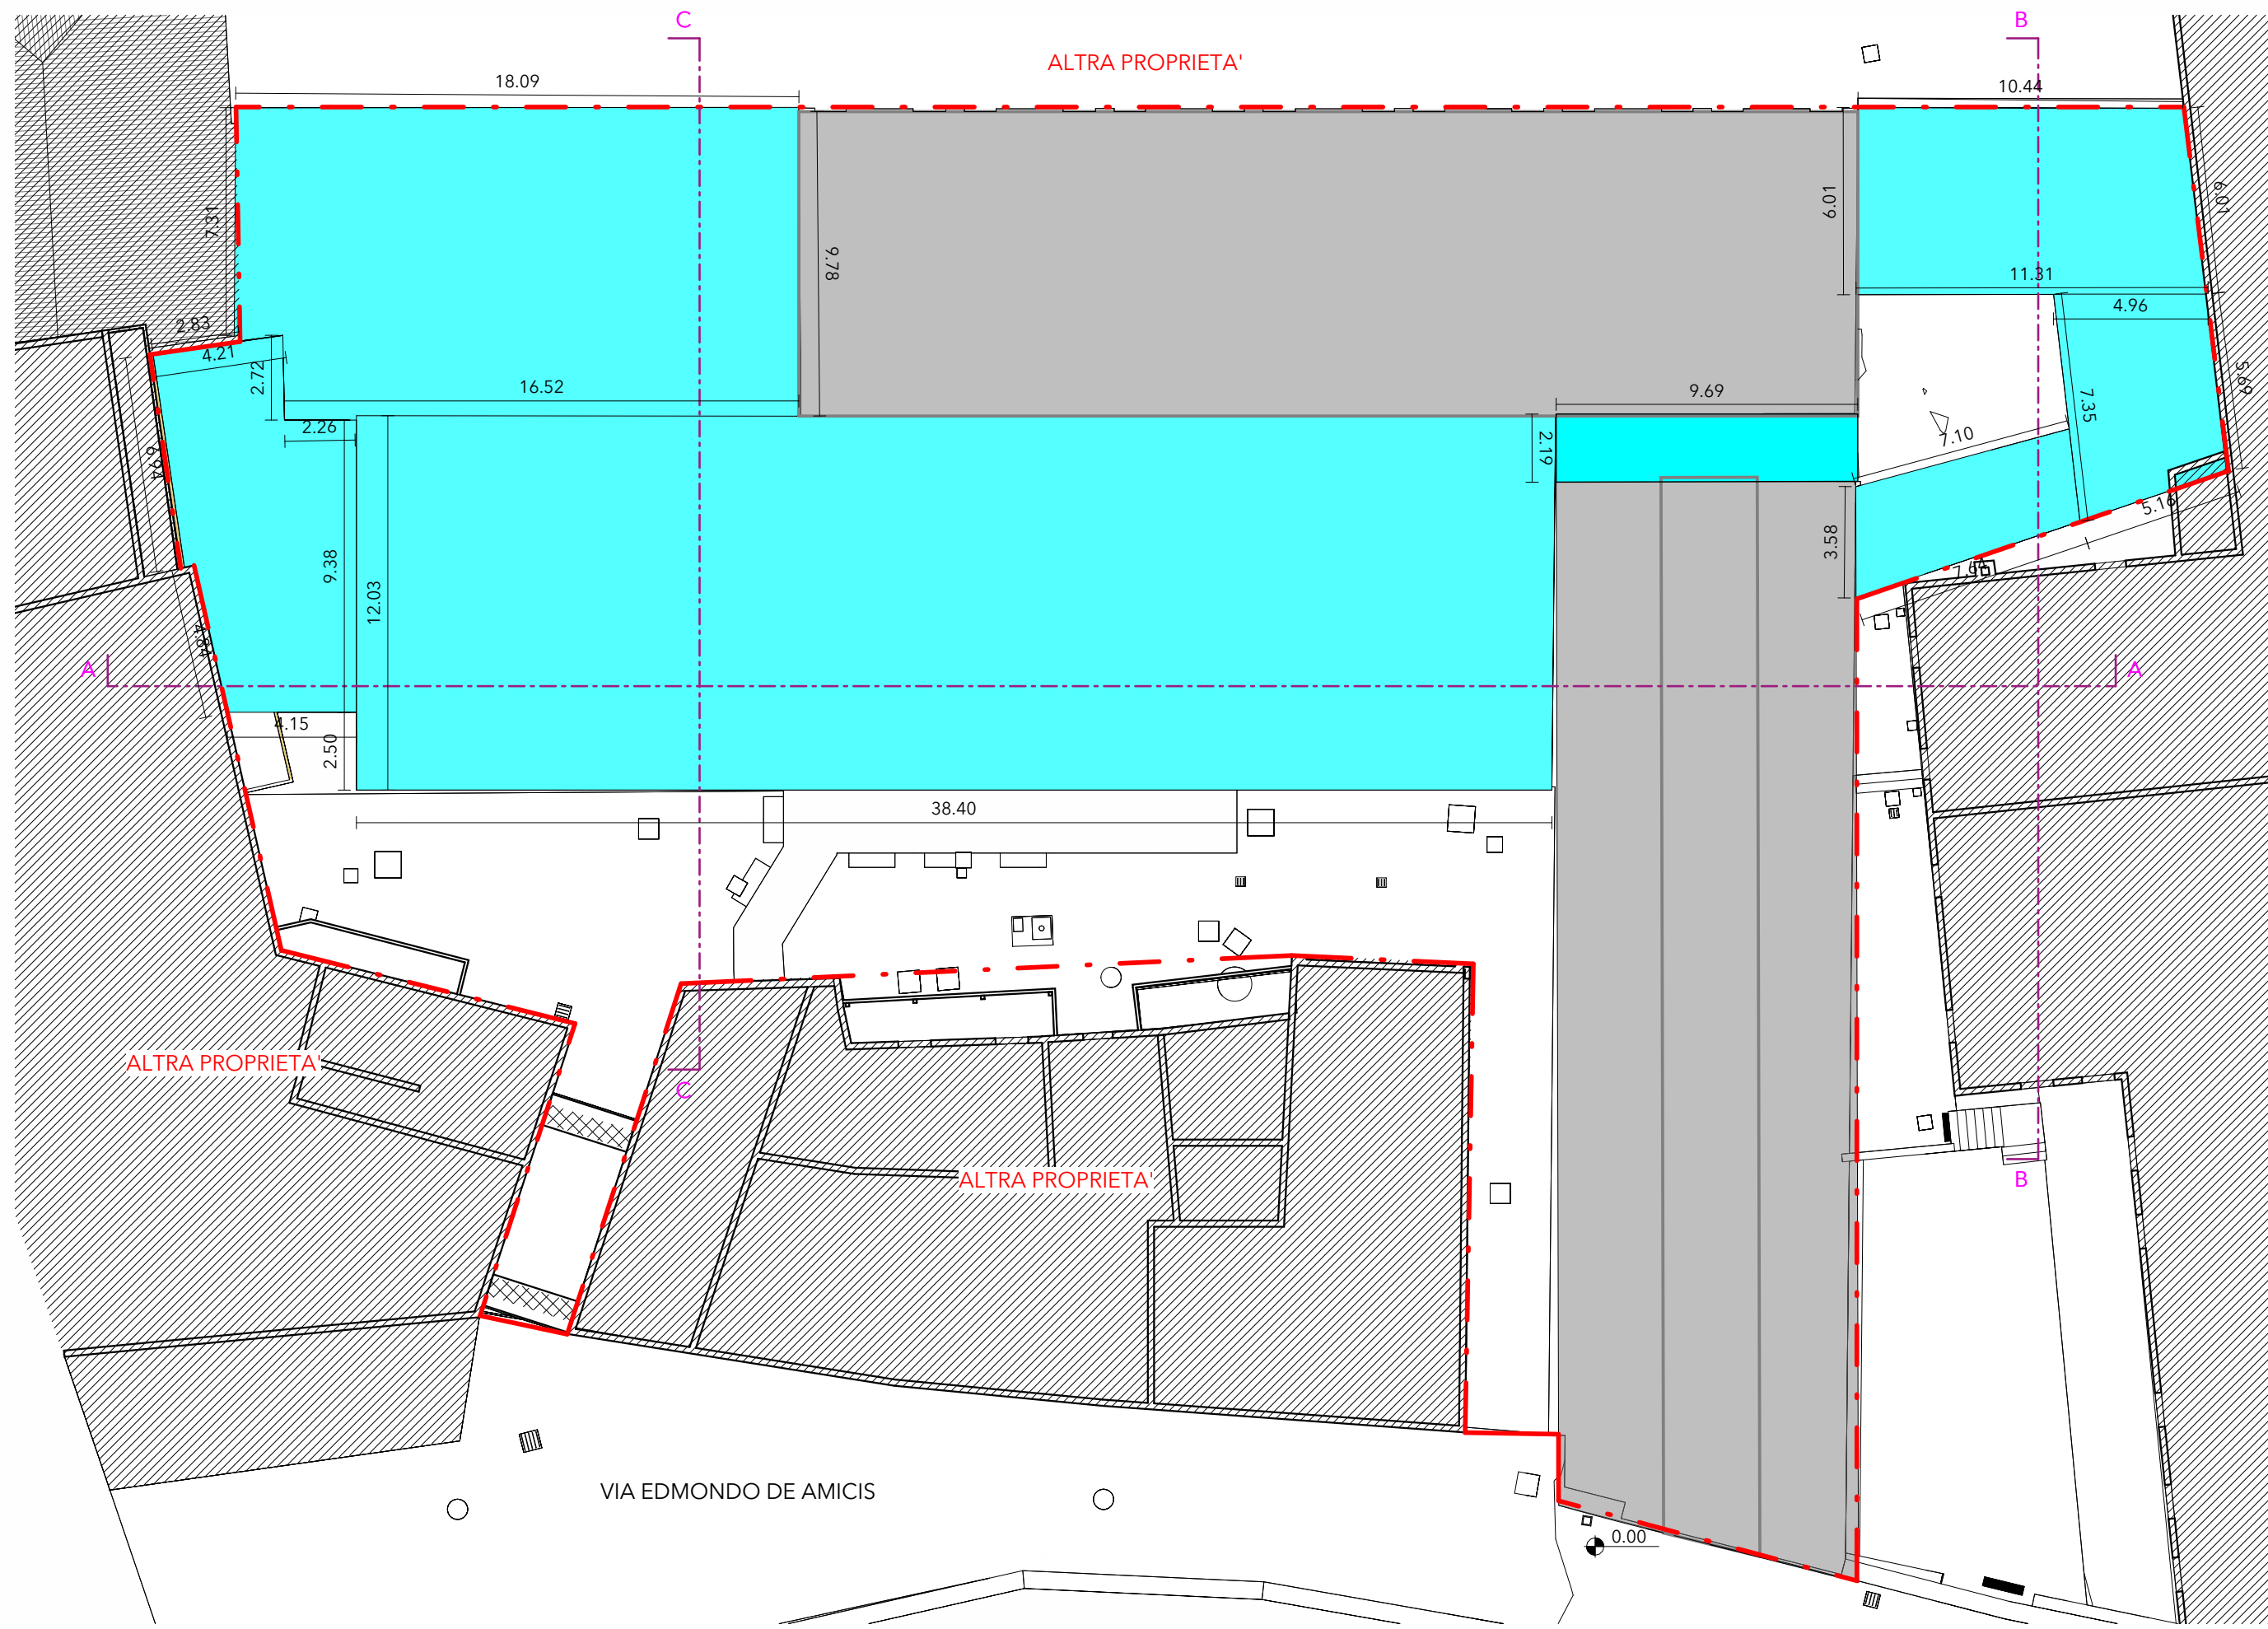


PLANIVOLUMETRICO DI PROGETTO

SCALA 1:200



PLANIMETRIA COMPARTI DI ATTUAZIONE PIANO DI RECUPERO


SCALA 1:500

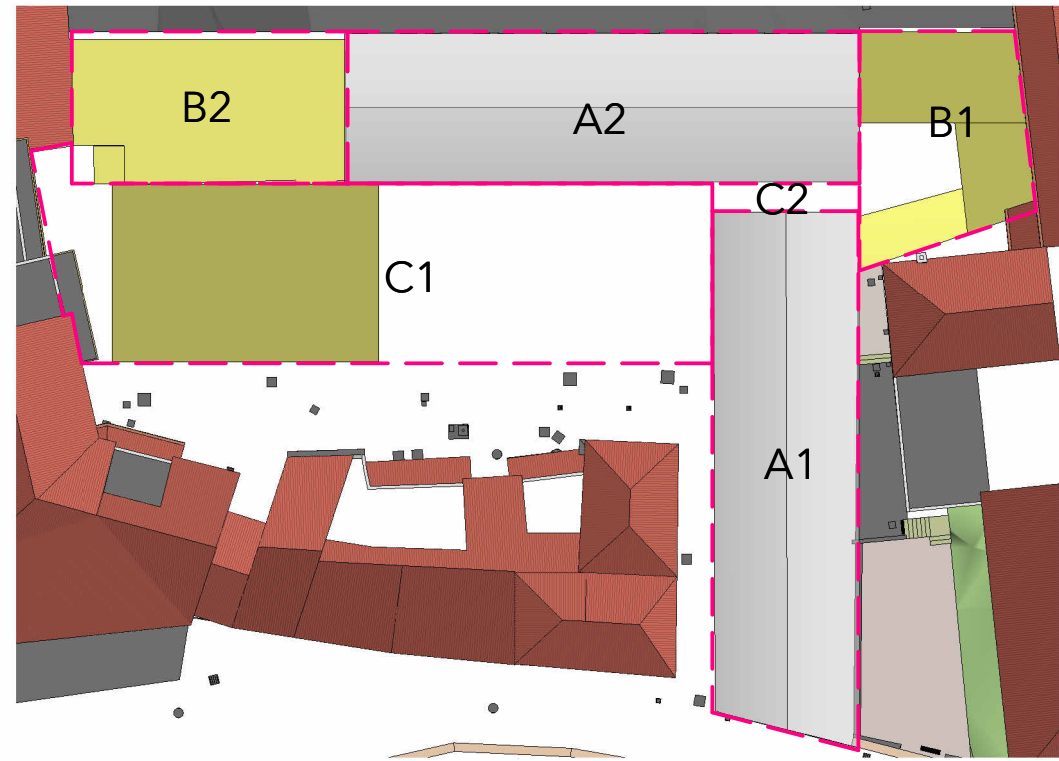

*Si rimanda alla relazione tecnico illustrativa per la descrizione dei vari comparti individuati.


SEZIONE AA - ESISTENTE LEGITTIMATO AL 2000

SCALA 1:200

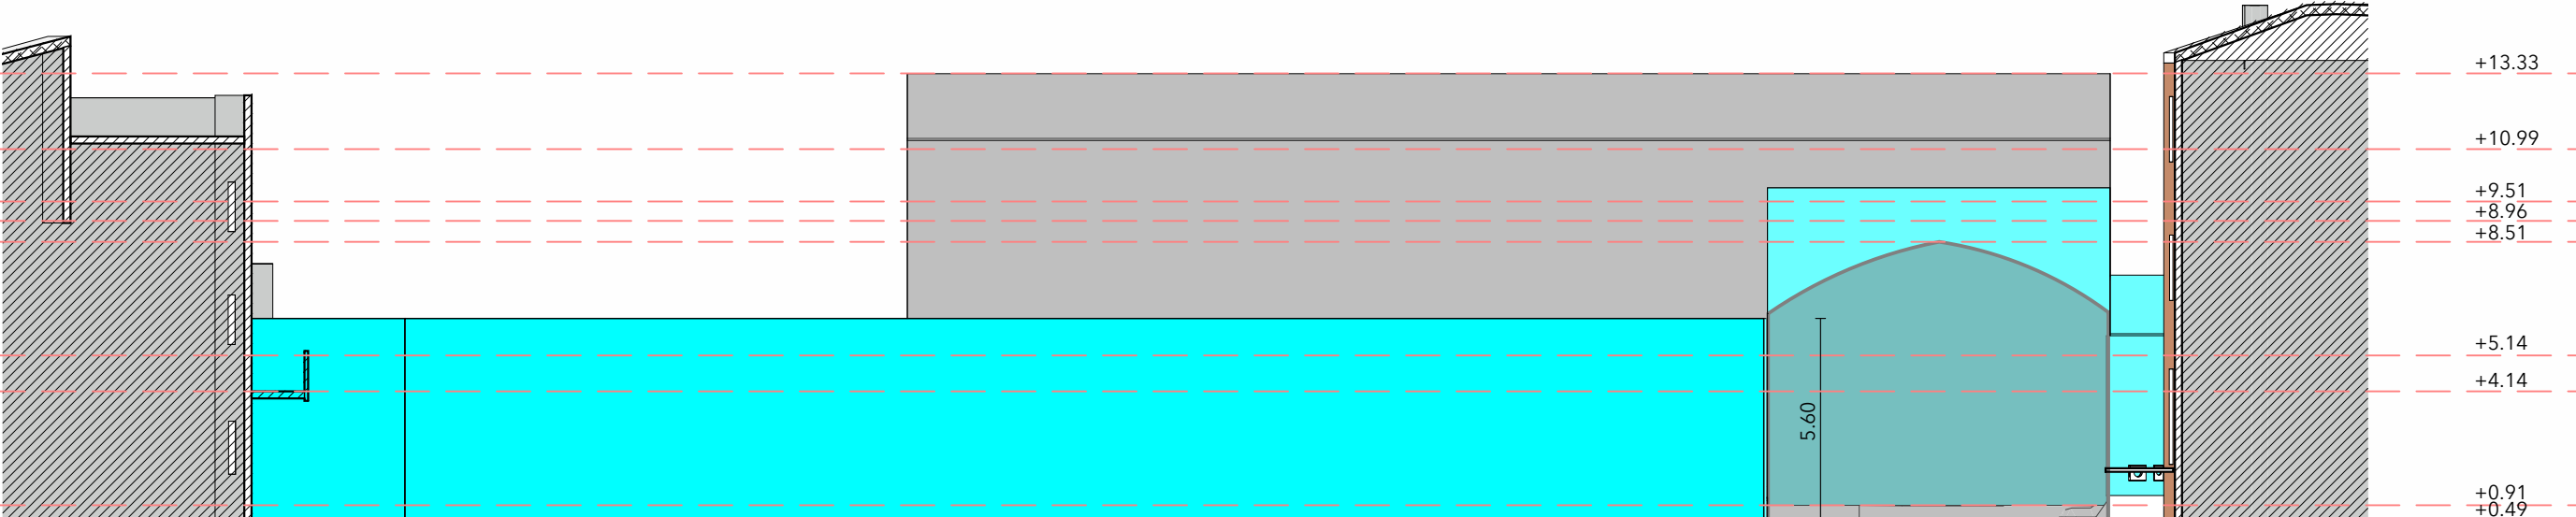


SEZIONE AA - VOLUMETRIE DI PROGETTO

SCALA 1:200

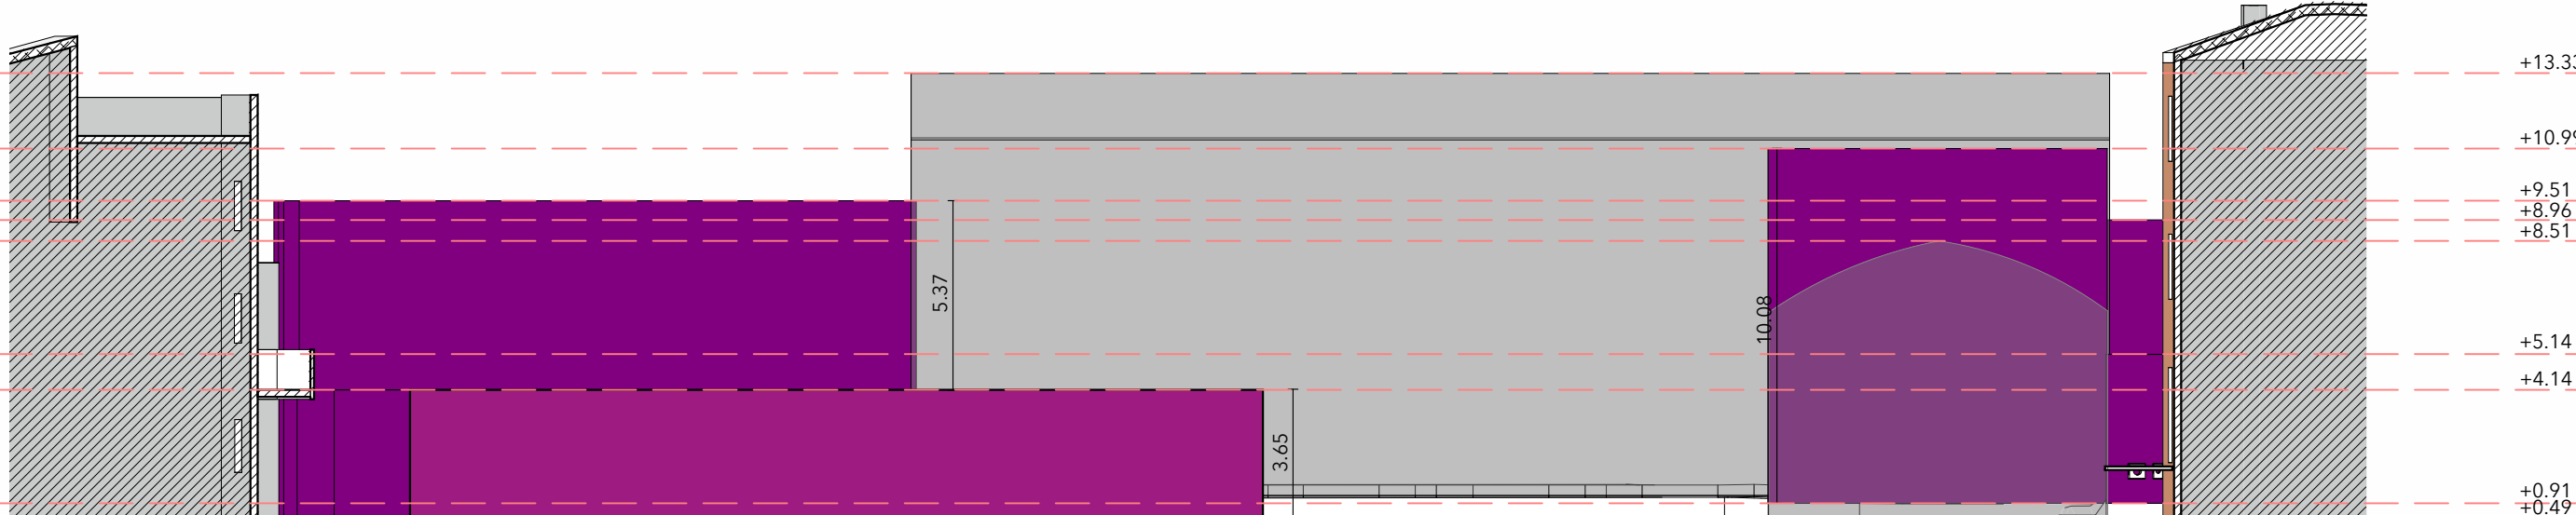


SEZIONE BB - ESISTENTE LEGITTIMATO AL 2000

SCALA 1:200

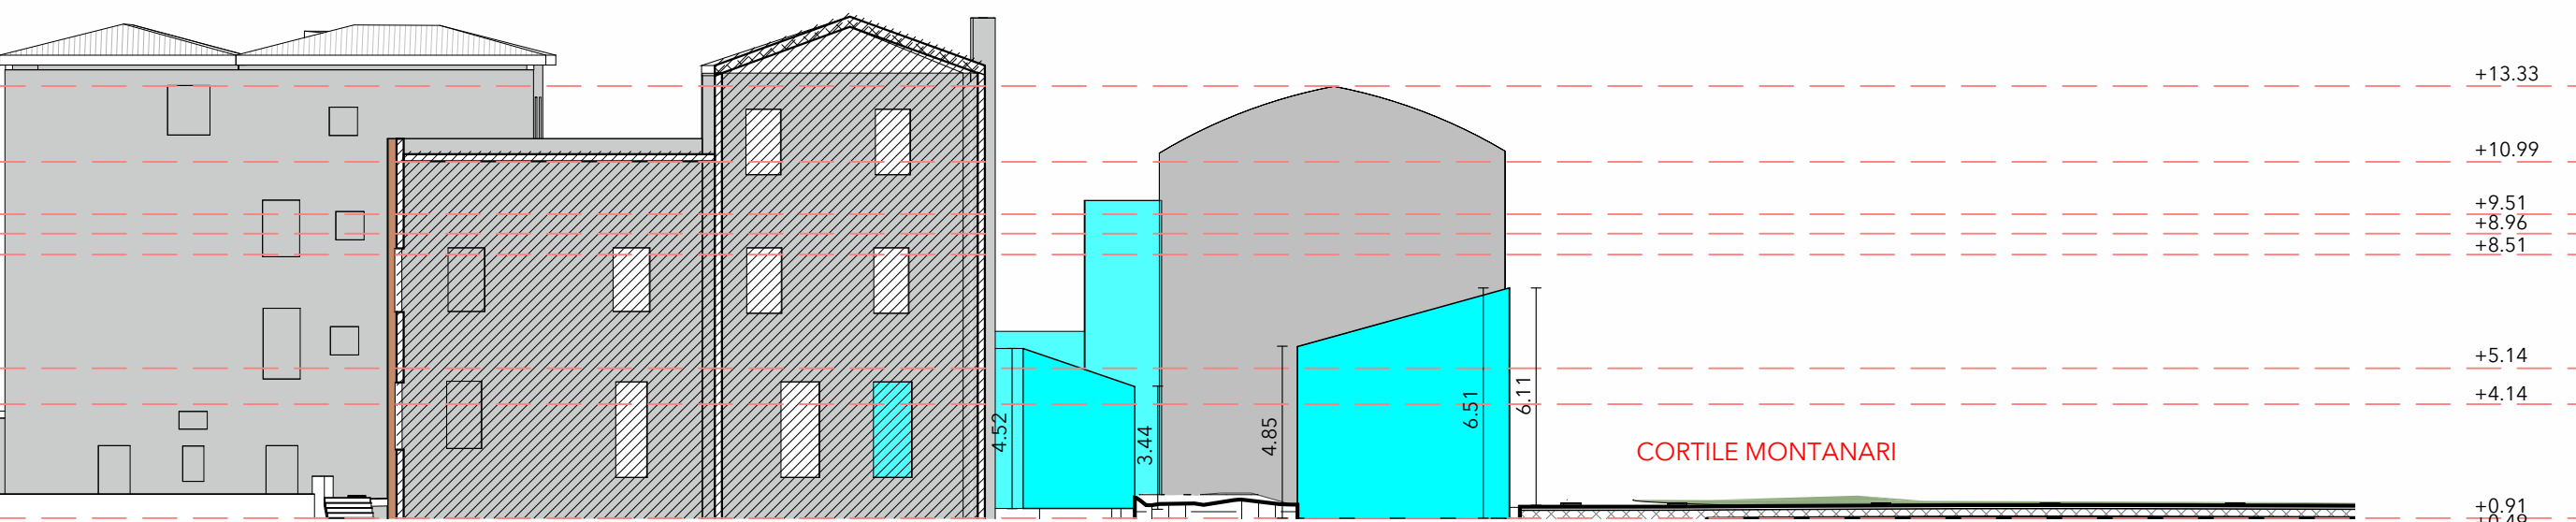


SEZIONE BB - VOLUMETRIE DI PROGETTO

SCALA 1:200

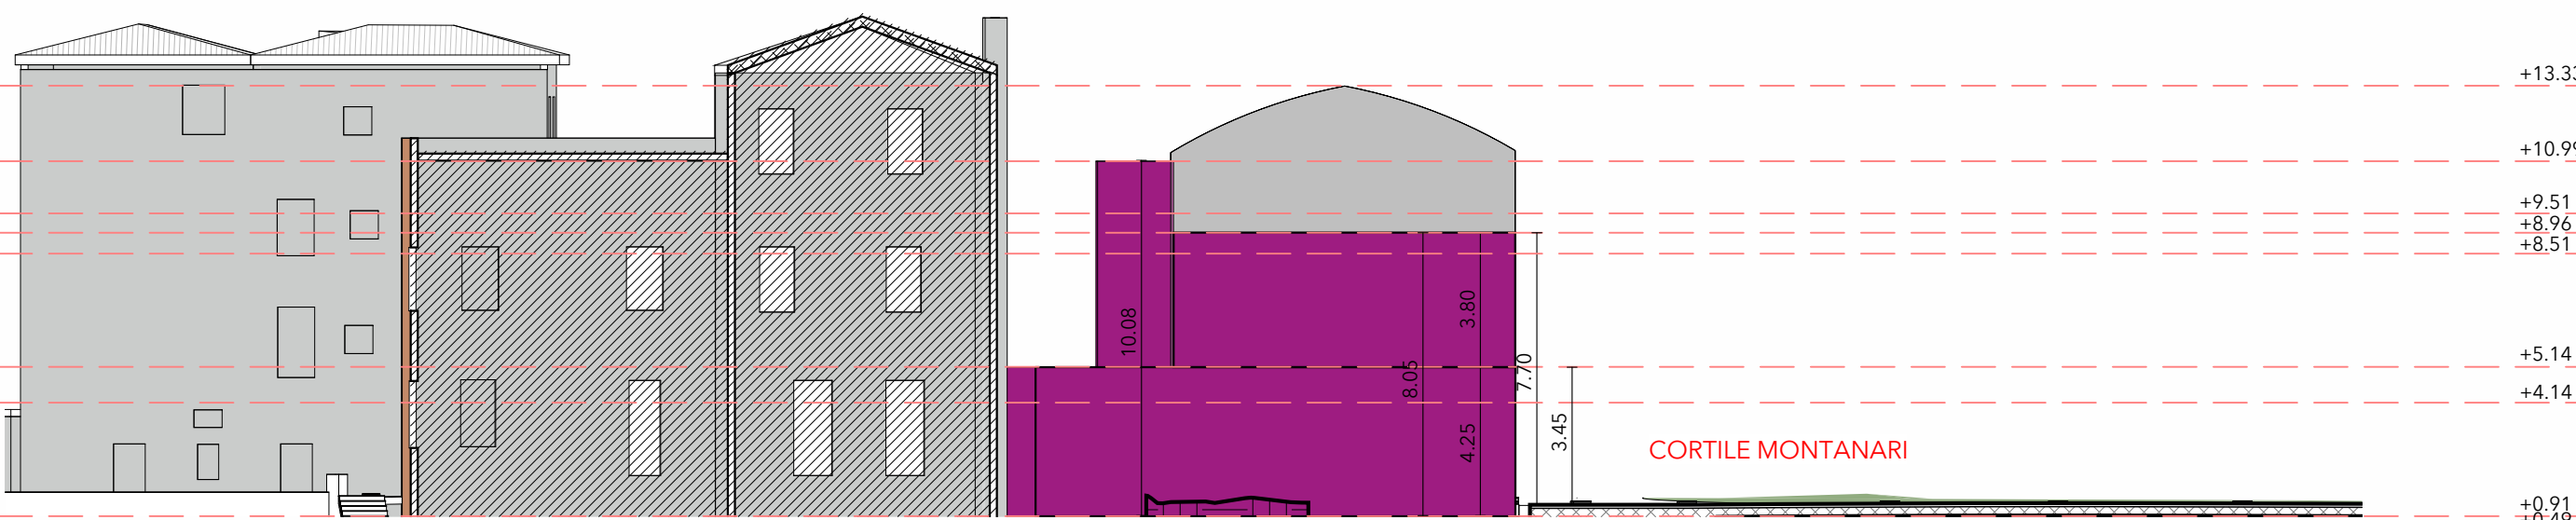


SEZIONE CC - ESISTENTE LEGITTIMATO AL 2000

SCALA 1:200

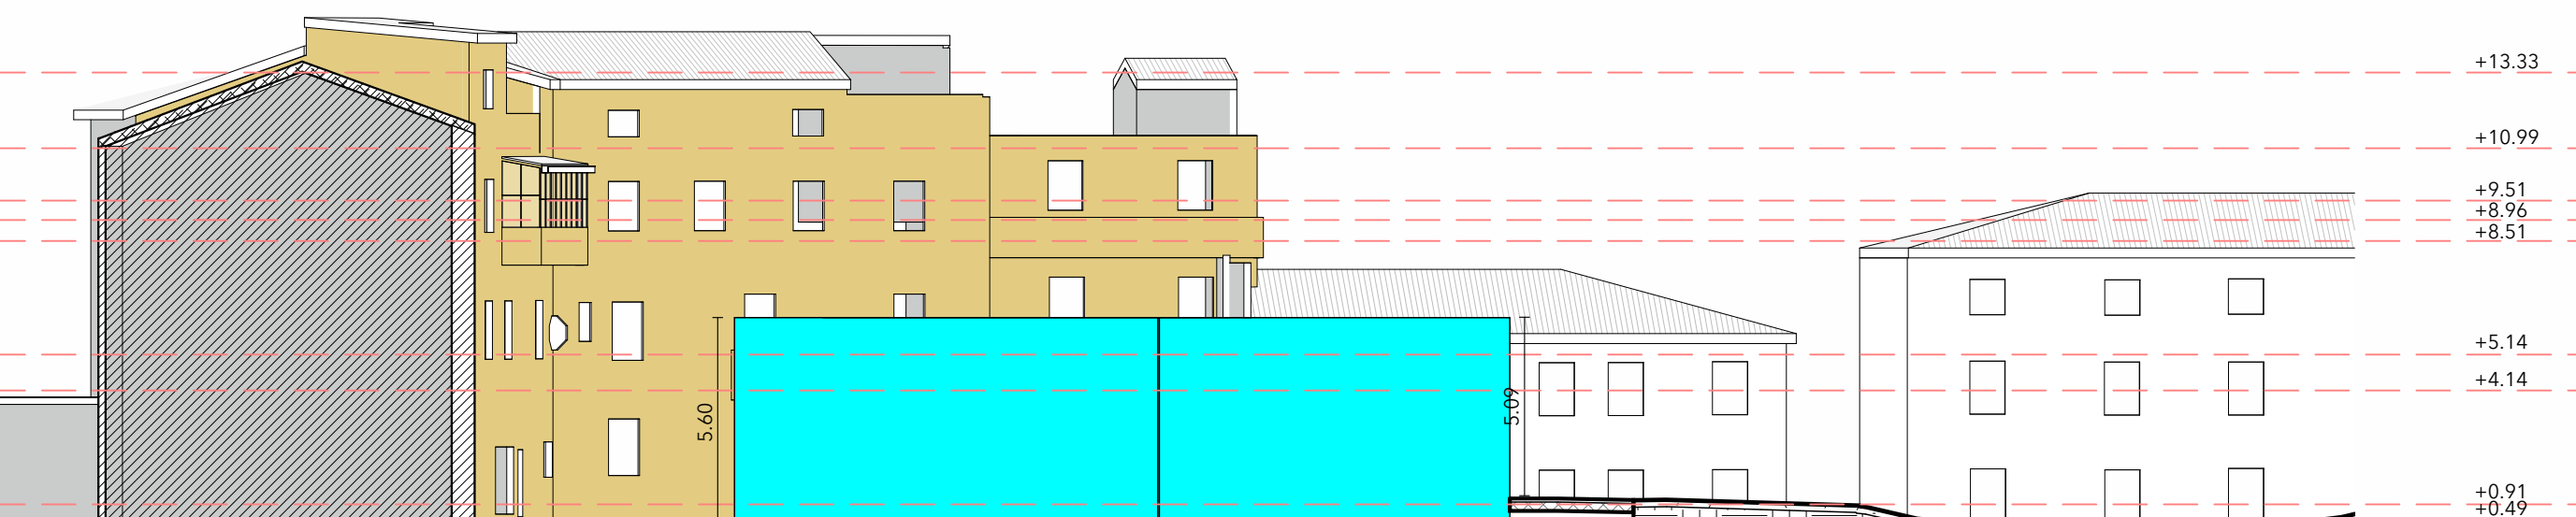

SEZIONE CC - VOLUMETRIE DI PROGETTO

SCALA 1:200

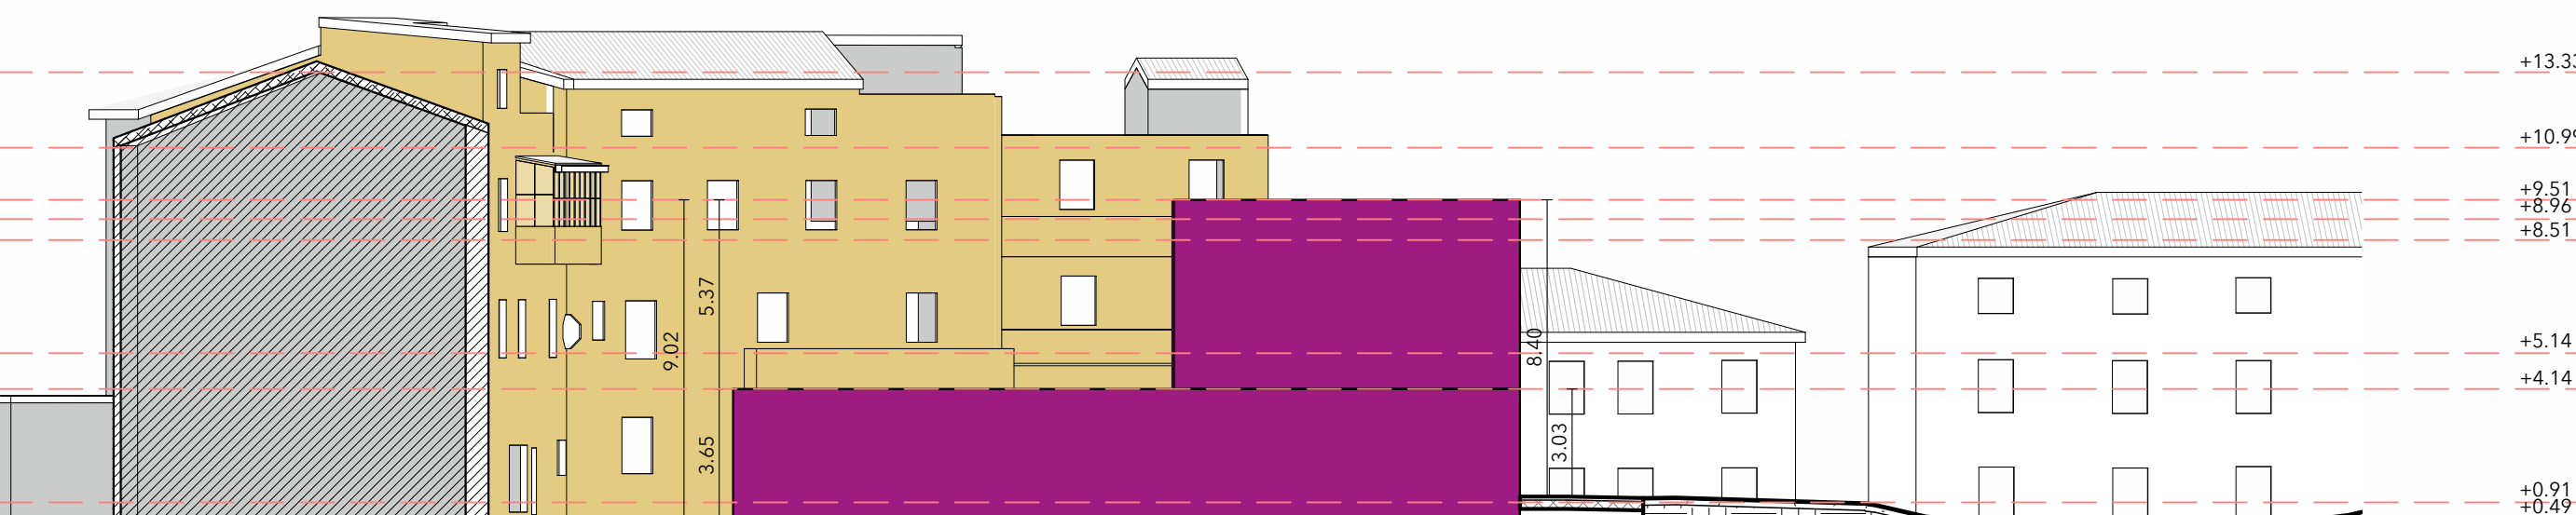

LEGENDA

- Volumetria di progetto
- Volumetrie esistenti legittimate al 2000 (inizio lavori PE/932/2000 - Piano di Recupero I.C.O.M.A.S.)
- Volumi filanda mantenuti
- Confine di proprietà



Stazione Appaltante
Provveditorato Interregionale
per le OO.PP. per la Toscana, le
Marche e l'Umbria, Sede
Coordinata di Ancona

RUP
Ing. Corrado Maria Cipriani

Località
via Edmondo de Amicis 14 -
Fano (PU)

COORDINAMENTO GENERALE,
PROGETTAZIONE ARCHITETTONICA,
STRUTTURALE E IMPIANTISTICA

ENGLOBE

ENGINEERING AS A SOLUTION
ENGLOBE soc. con A.r.l.
via Brigata Garibaldi 2, 61122 Pesaro, 61122 Pesaro (PU)
Tel. +39 0721 31969

Progettazione architettonica: Ing. Arch. Federico Paci
AM: Ing. Arch. Ilaria Pagliardini
PM: Arch. Elisabetta Uboldi
TT: Ing. Arch. Leonardo Di Chiara, Arch. Giovanni Broccoli

Progettazione strutturale: Ing. Pietro Paci
AM: Ing. Marco Magnani
TT: Ing. Davide Pierini, Ing. Lorenzo Federici

Progettazione impiantistica: Ing. Francesco Cioppi
PM prog. imp. elettrici: Per. Ind. Federico Belpassi
TT prog. imp. elettrici: Per. Ind. Marco Pradarelli
AM prog. imp. meccanici: Per. Ind. Matteo Carboncini
TT prog. imp. meccanici: Ing. Mattia Maramonti

Progettazione Antincendio: Per. Ind. Fabio Bargnesi
PM: Per. Ind. Samuele Spinaci TT: Ing. Irene Copparoni
CSP: Ing. Arch. Federico Paci

RELEVO srl

RELEVO s.r.l.
Località Castello di Pieve del Vescovo snc, Corciano (PG) - T.
075.6079724

Geom. Giuseppe Natalizi

BIM MANAGER: Ing. Matteo Giuseppe Blasi

GEOLOGIA: Dott. Geol. Alberto Antinori

ARCHEOLOGIA: Dott. Enrico Santini

commessa
C26002

livello di progettazione
FATTIBILITA' TECNICO ECONOMICA

scala
1:500 -
1:200

DATA
10/06/2026

REV.
00

PROD.
G.BRO

VER.
E.UBA

APPR.
IPAG

POLO MUSEALE DI VITRUVIO
E DELLA ROMANITÀ

CUP: D34H23000770001



PROGETTO ARCHITETTONICO - PIANO DI RECUPERO

PLANIVOLUMETRICO

B96BU-AN-P-G-D-PRE-ZZ-02

Modello di riferimento: B96BU-AN-S-A-M-MM3-ZZ-01